



Escala 1:100

11 INSTALACIÓN SANITARIA - SUBSUELO

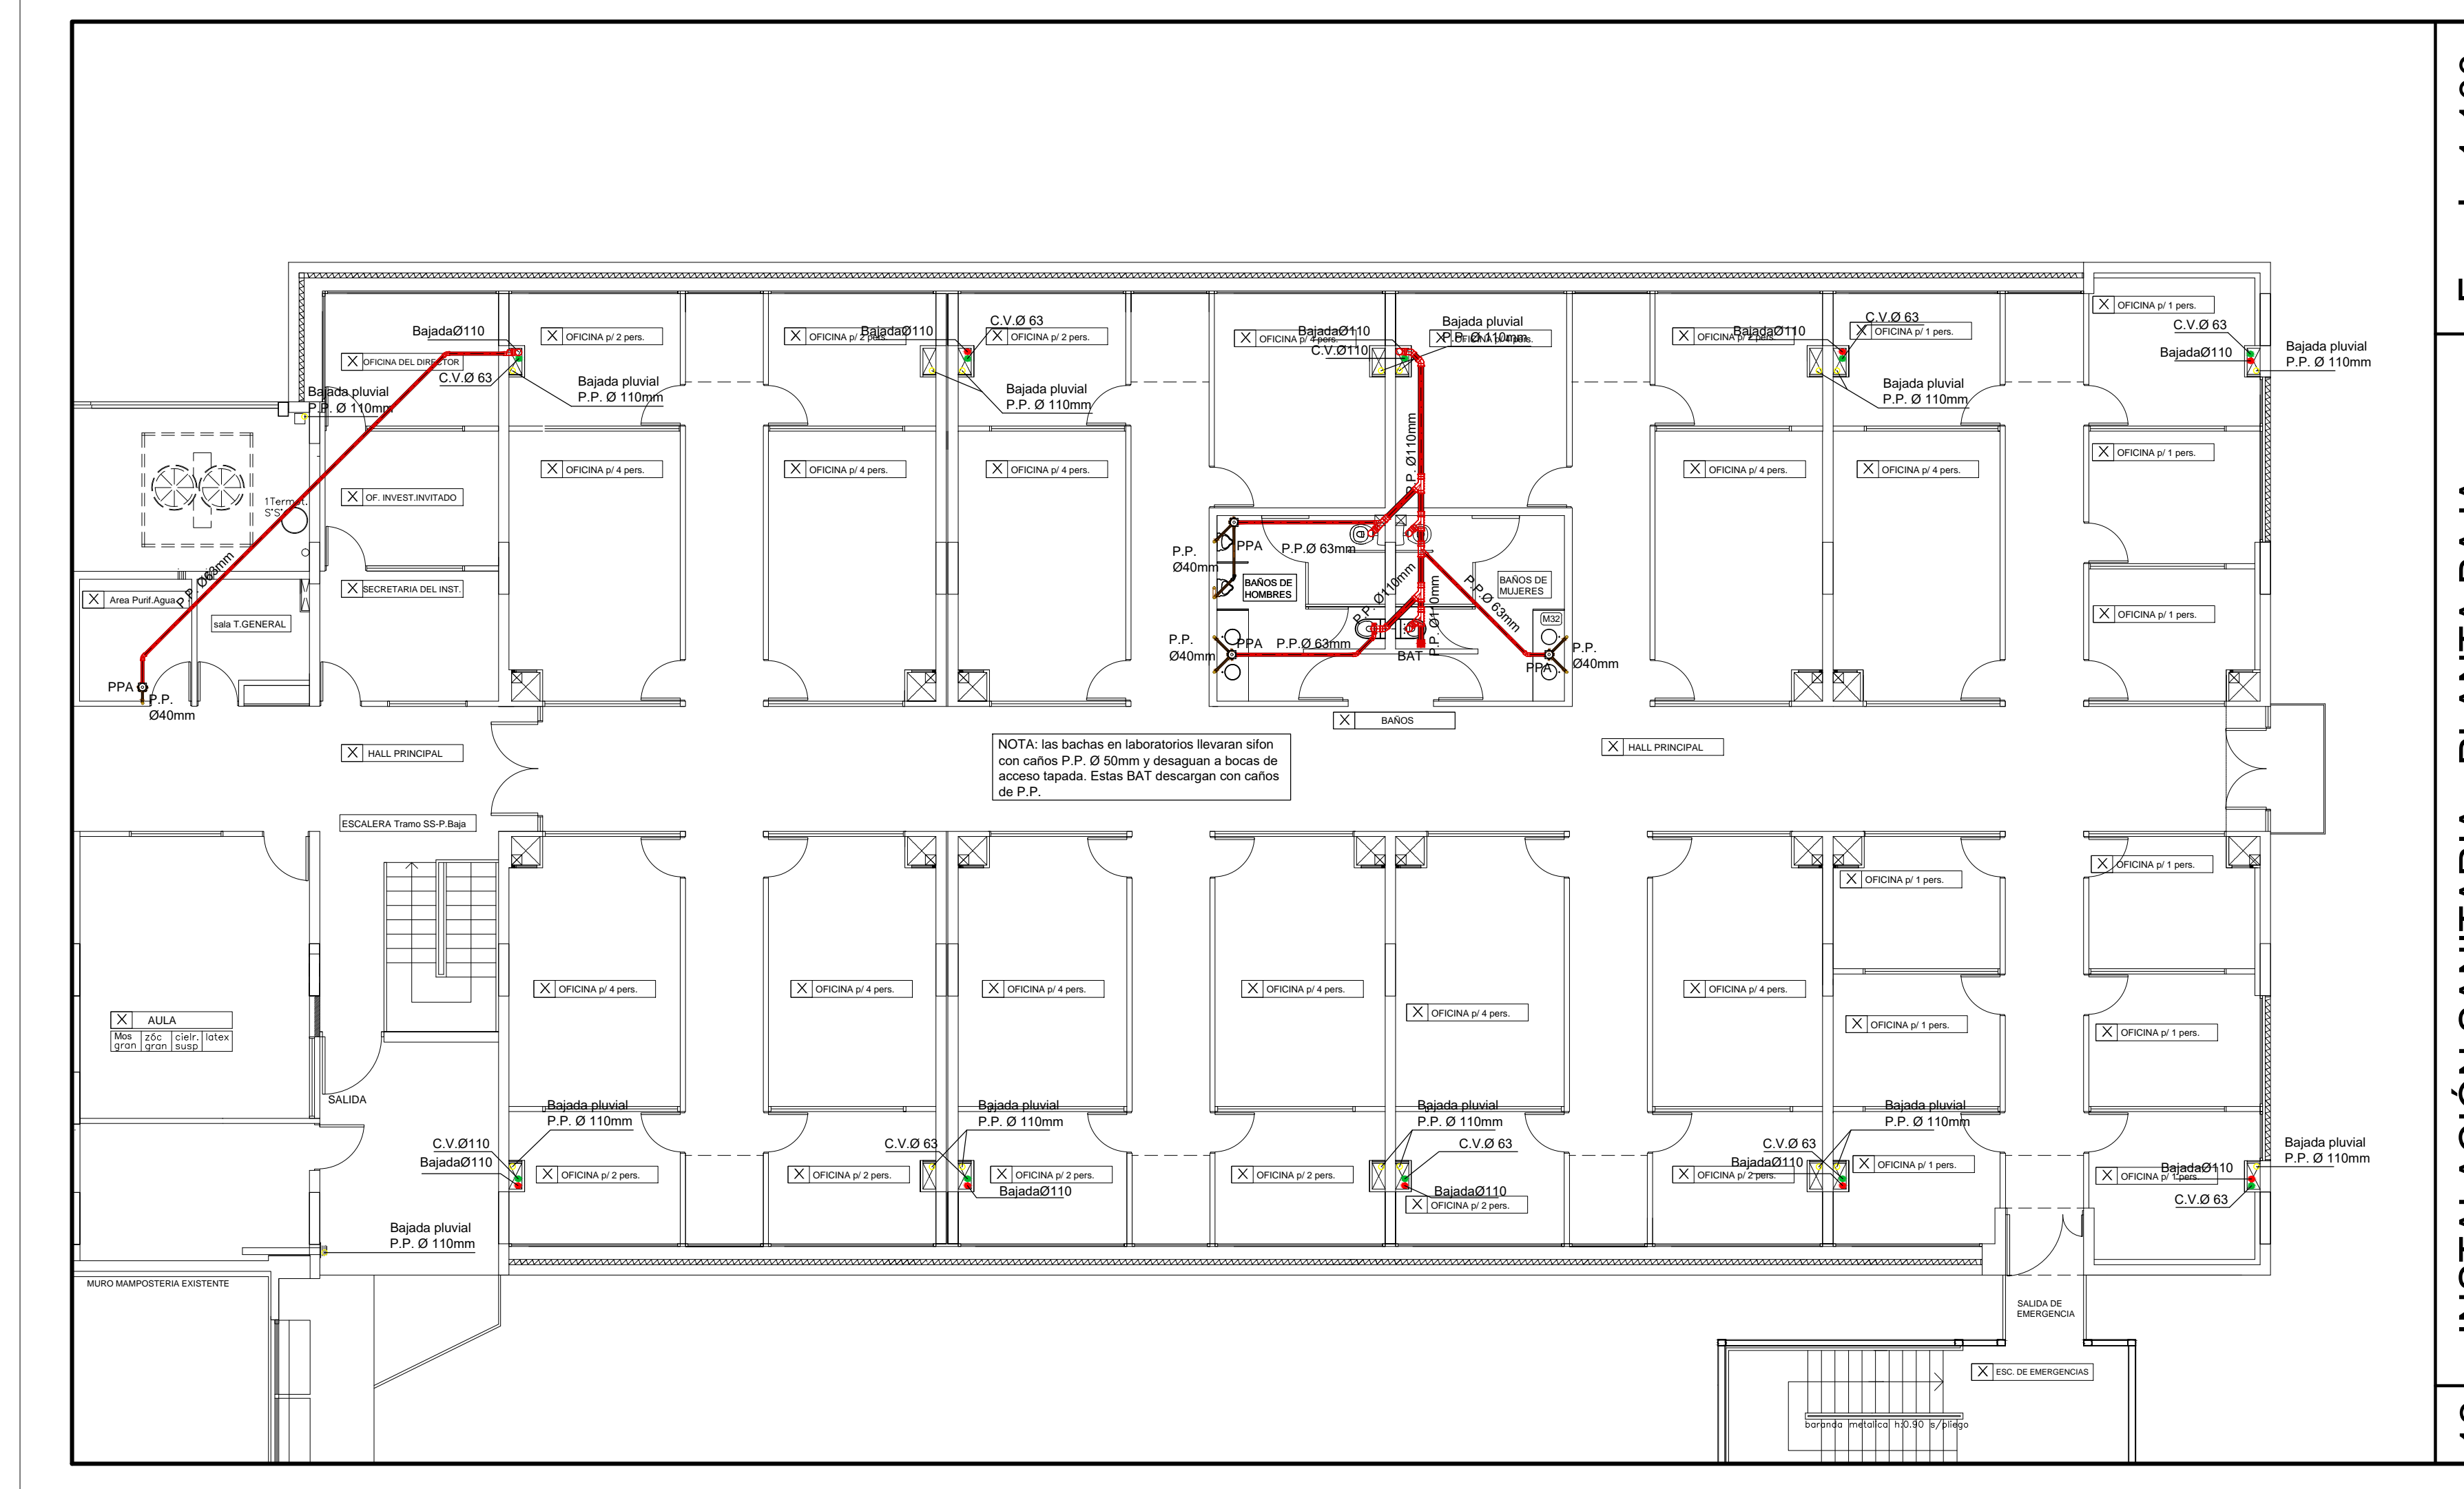


Escala 1:100

12 INSTALACIÓN SANITARIA - PLANTA BAJA

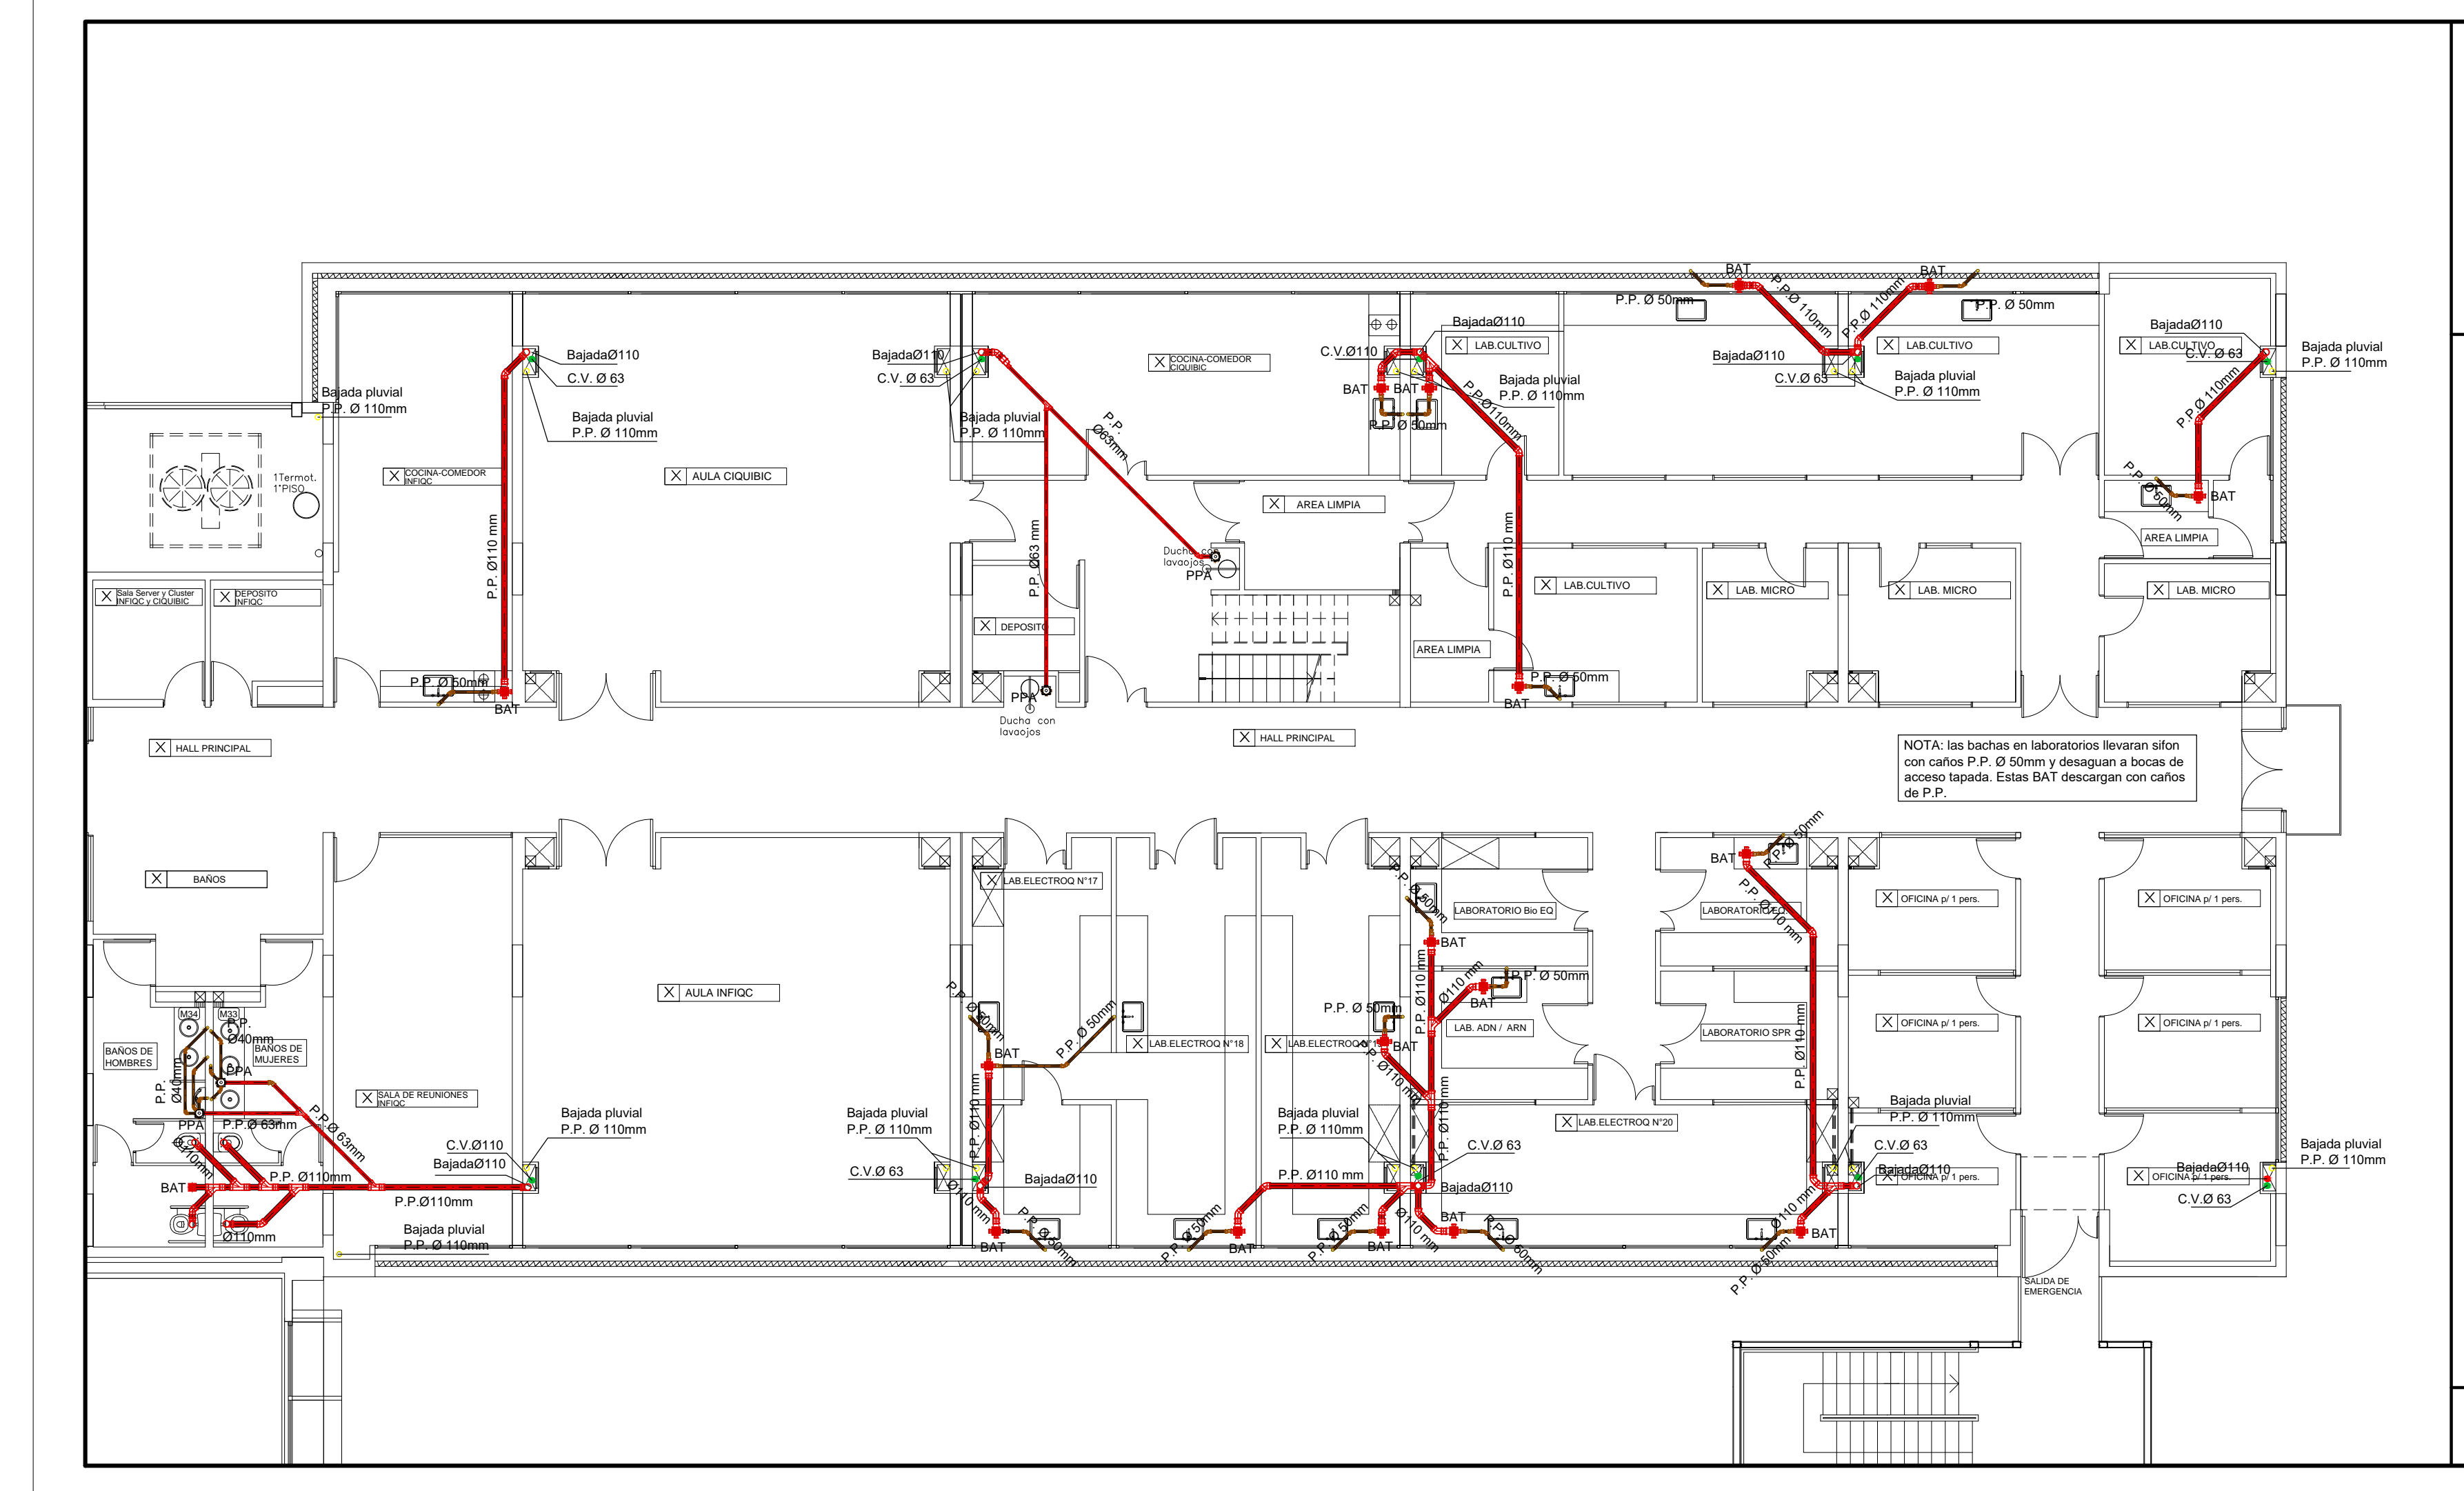


Escala 1:100

13 INSTALACIÓN SANITARIA - 1º PISO

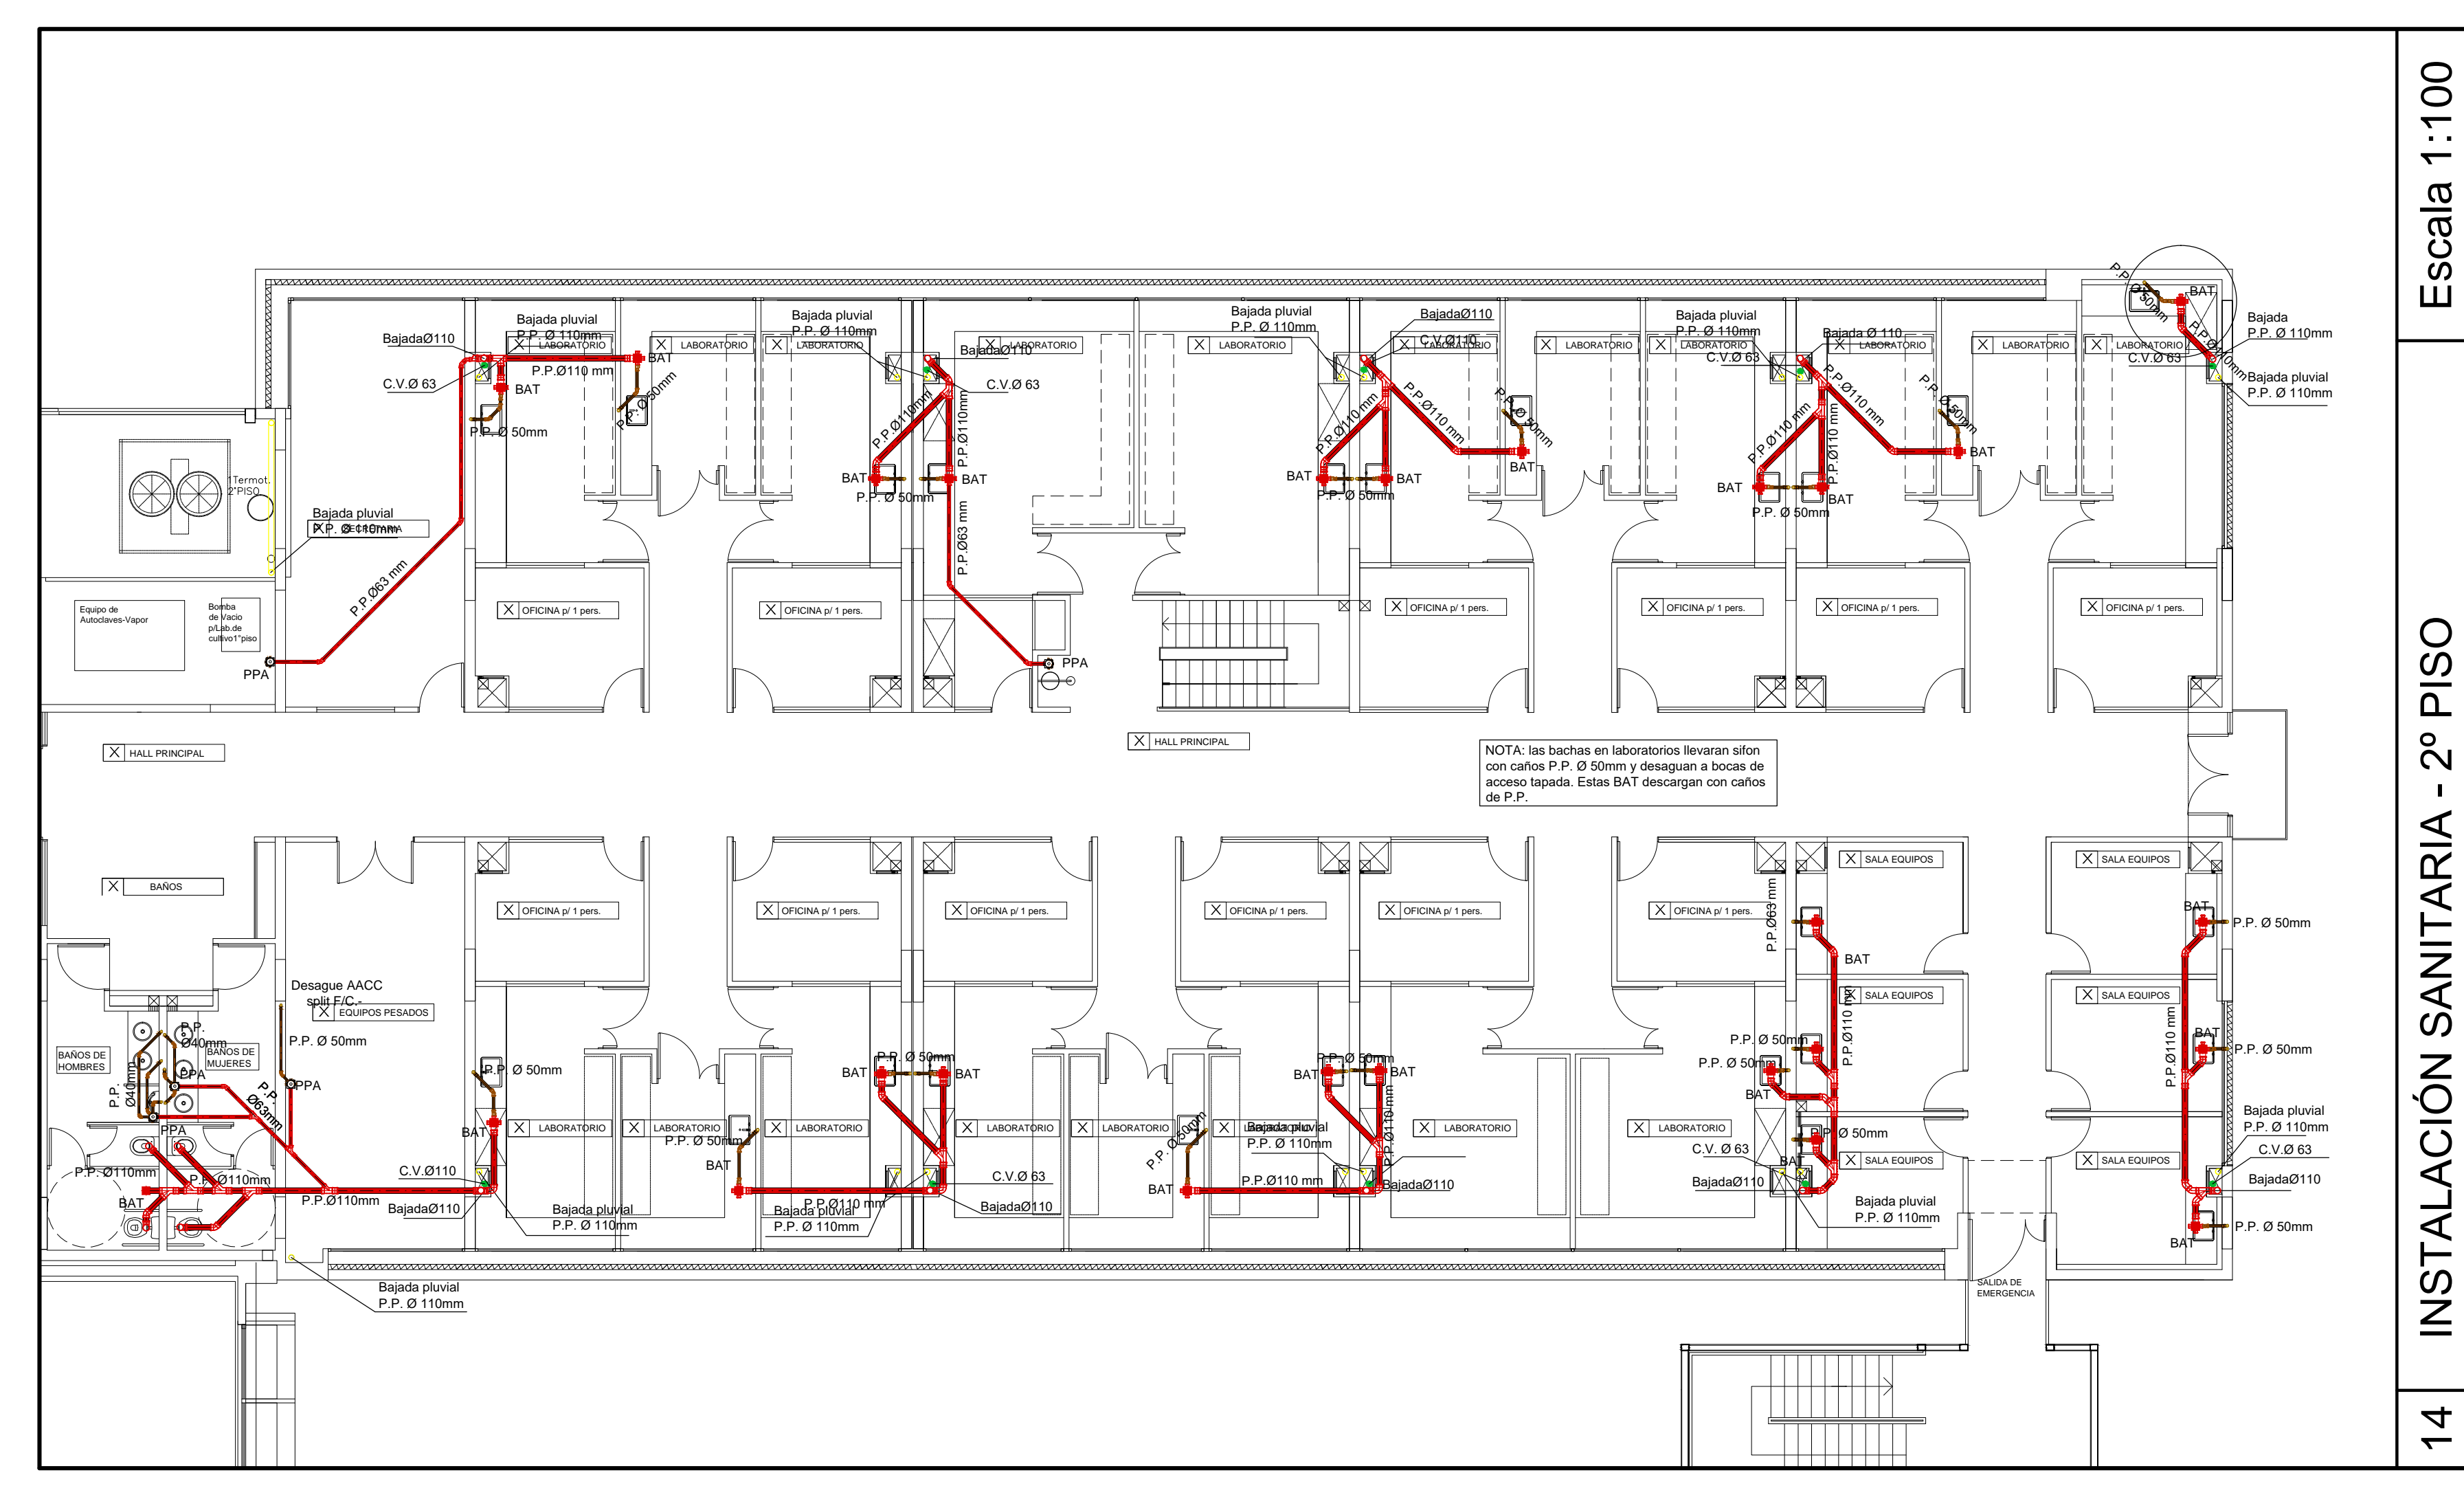


Escala 1:100

14 INSTALACIÓN SANITARIA - 2º PISO

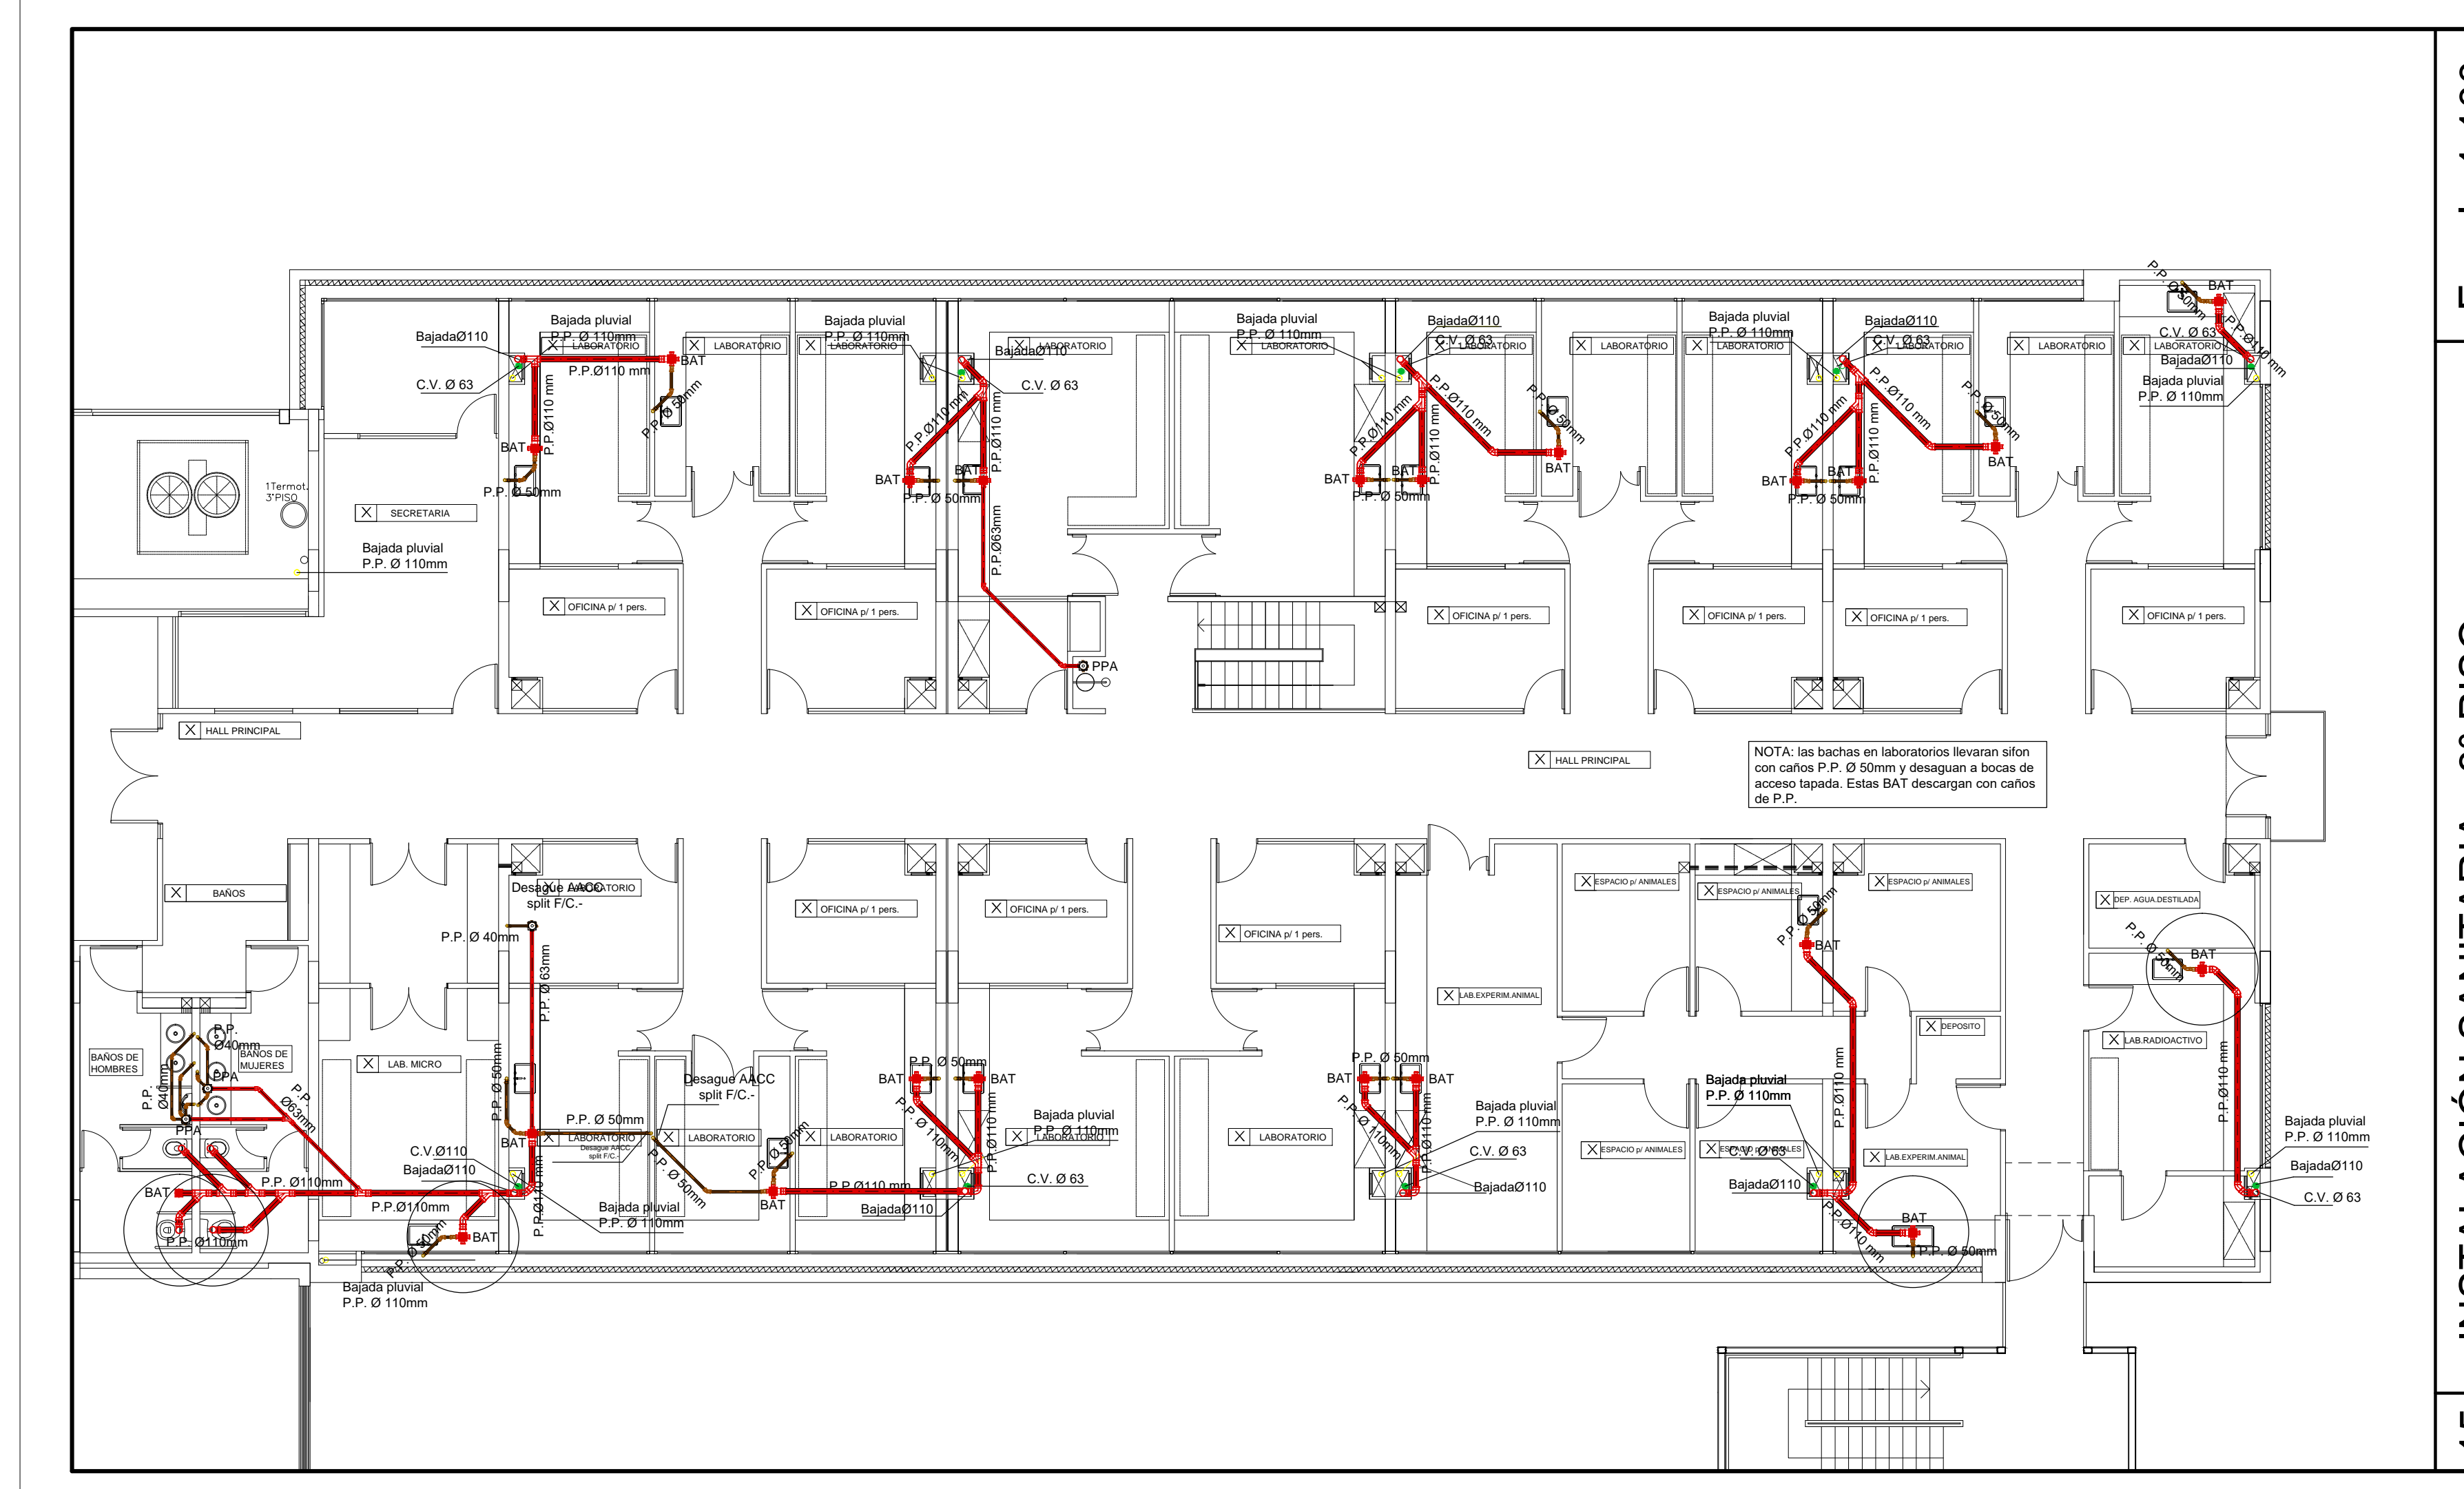

Escala 1:100

15 INSTALACIÓN SANITARIA - 3º PISO

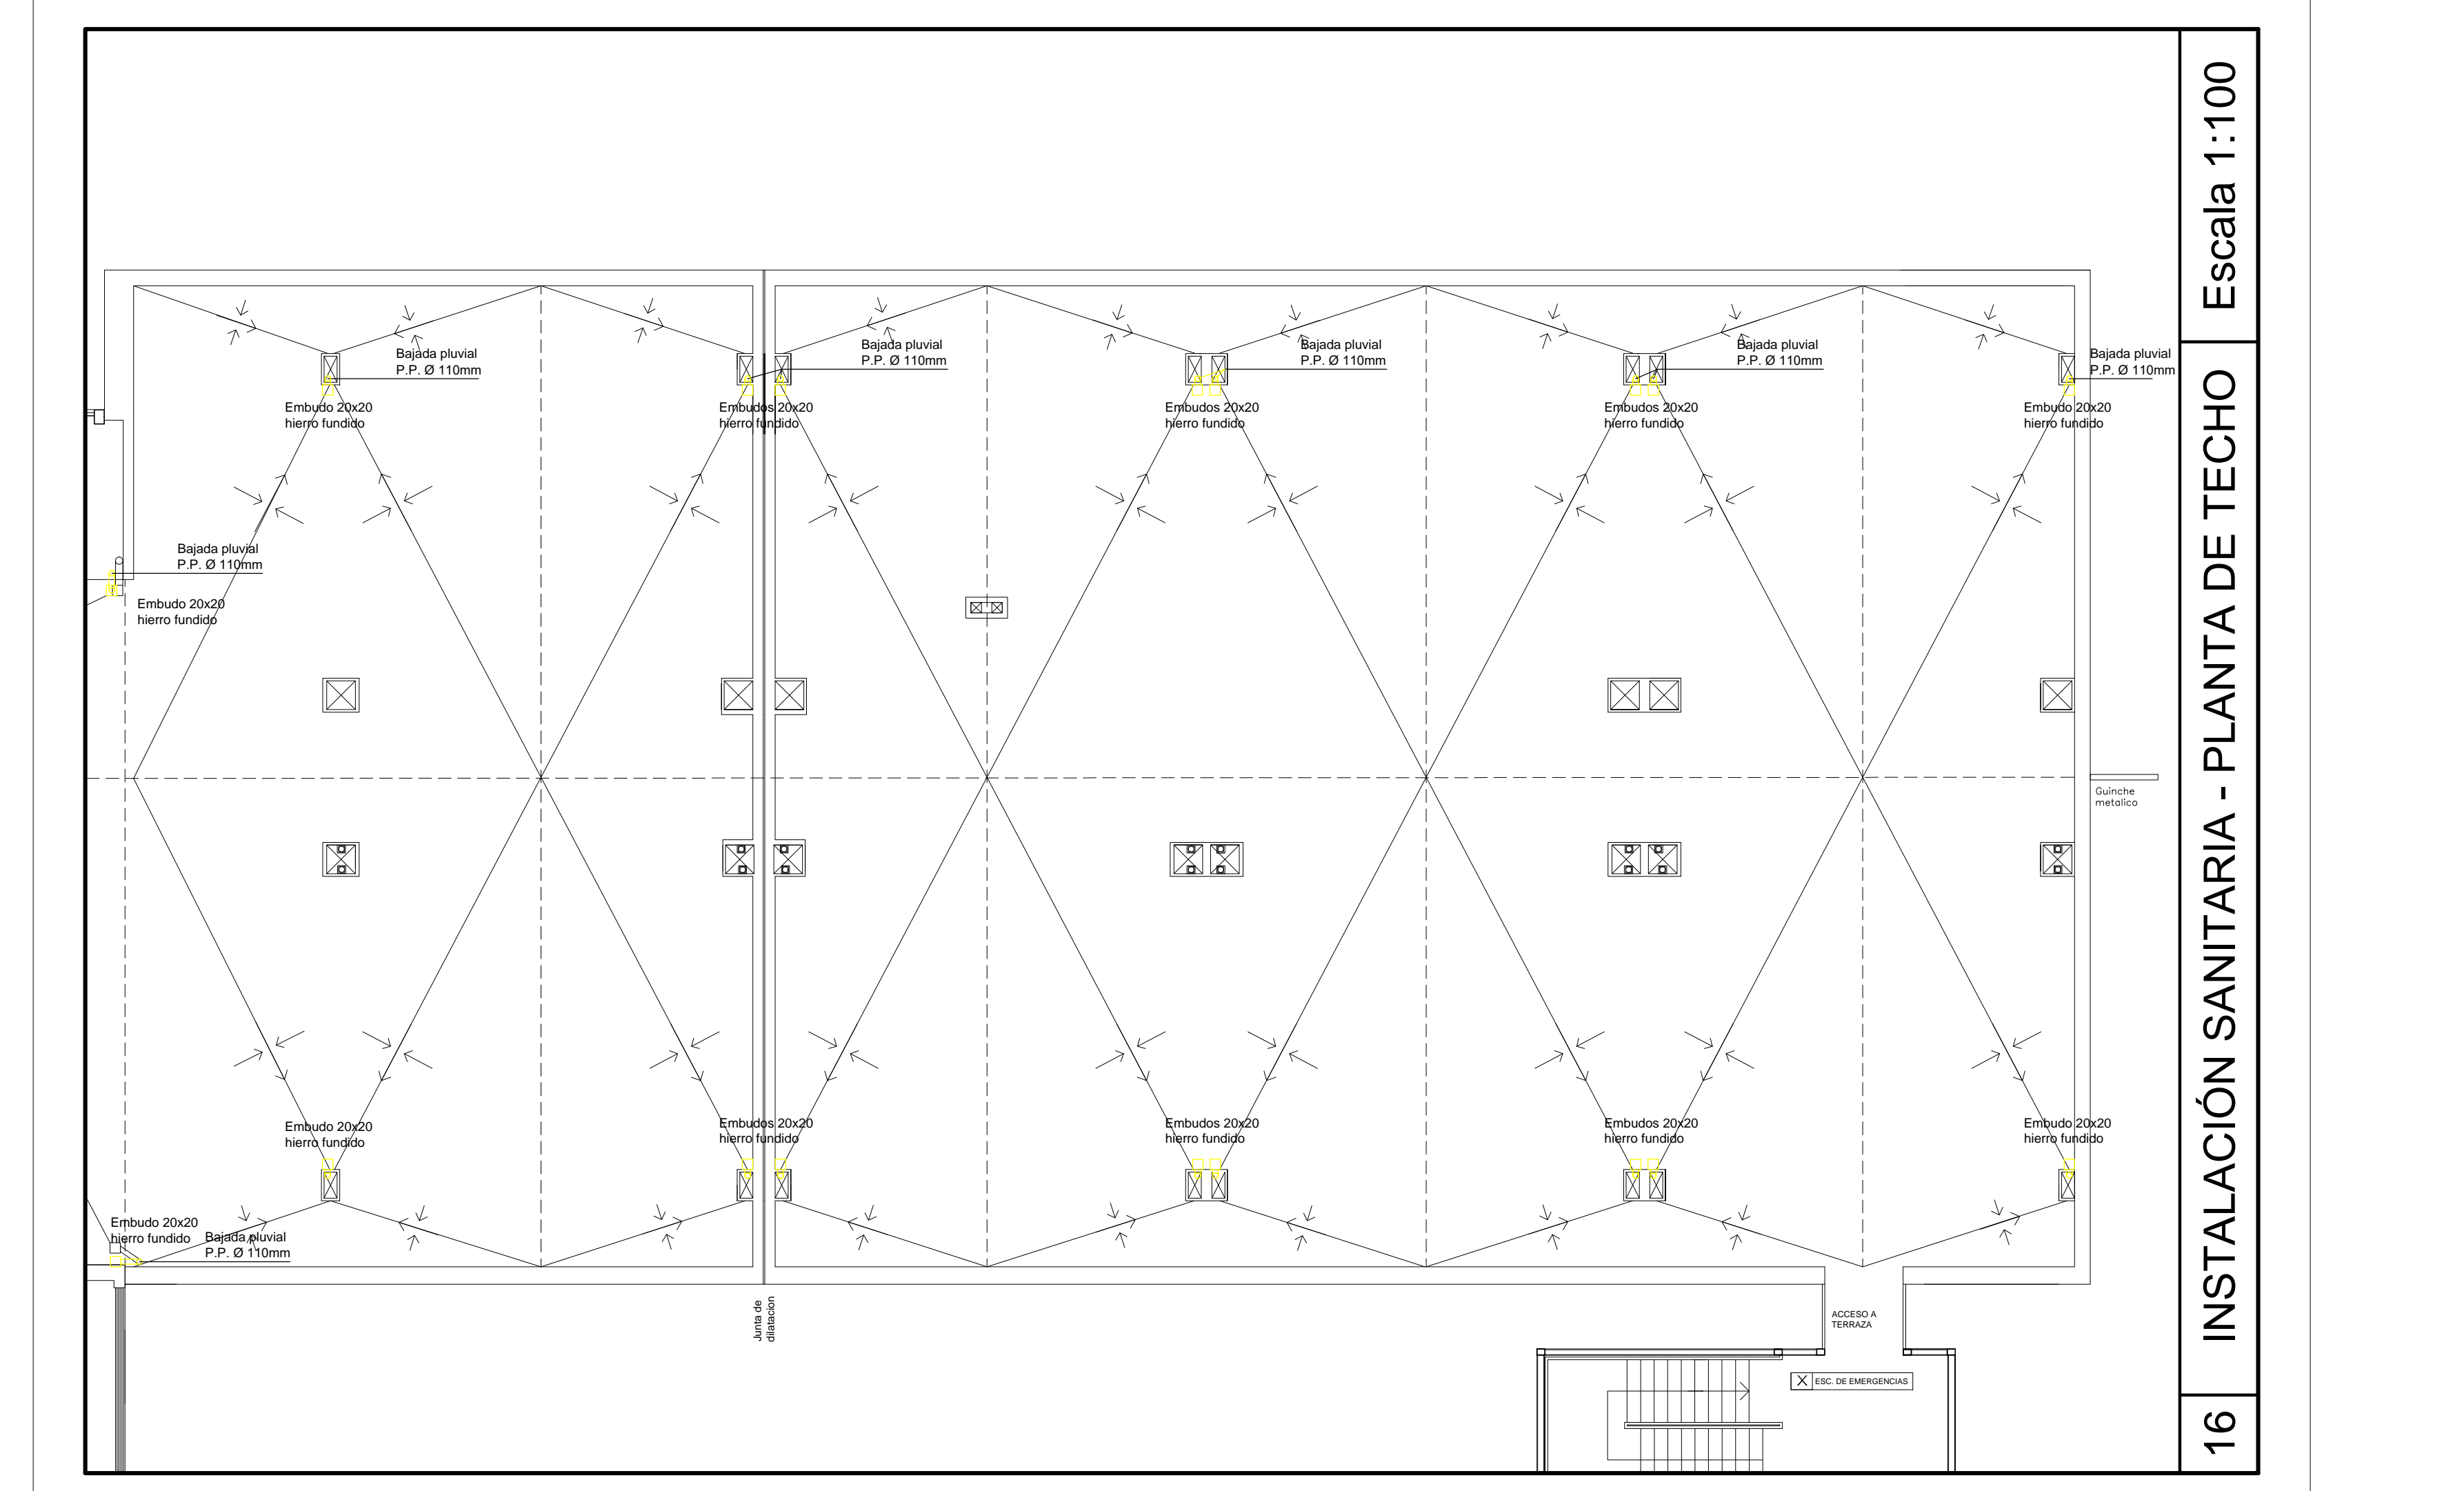

Escala 1:100

16 INSTALACIÓN SANITARIA - PLANTA DE TECHO