



# Diseño de bajadas y cañerías internas:

Escala: 1:100


Planta azotea:

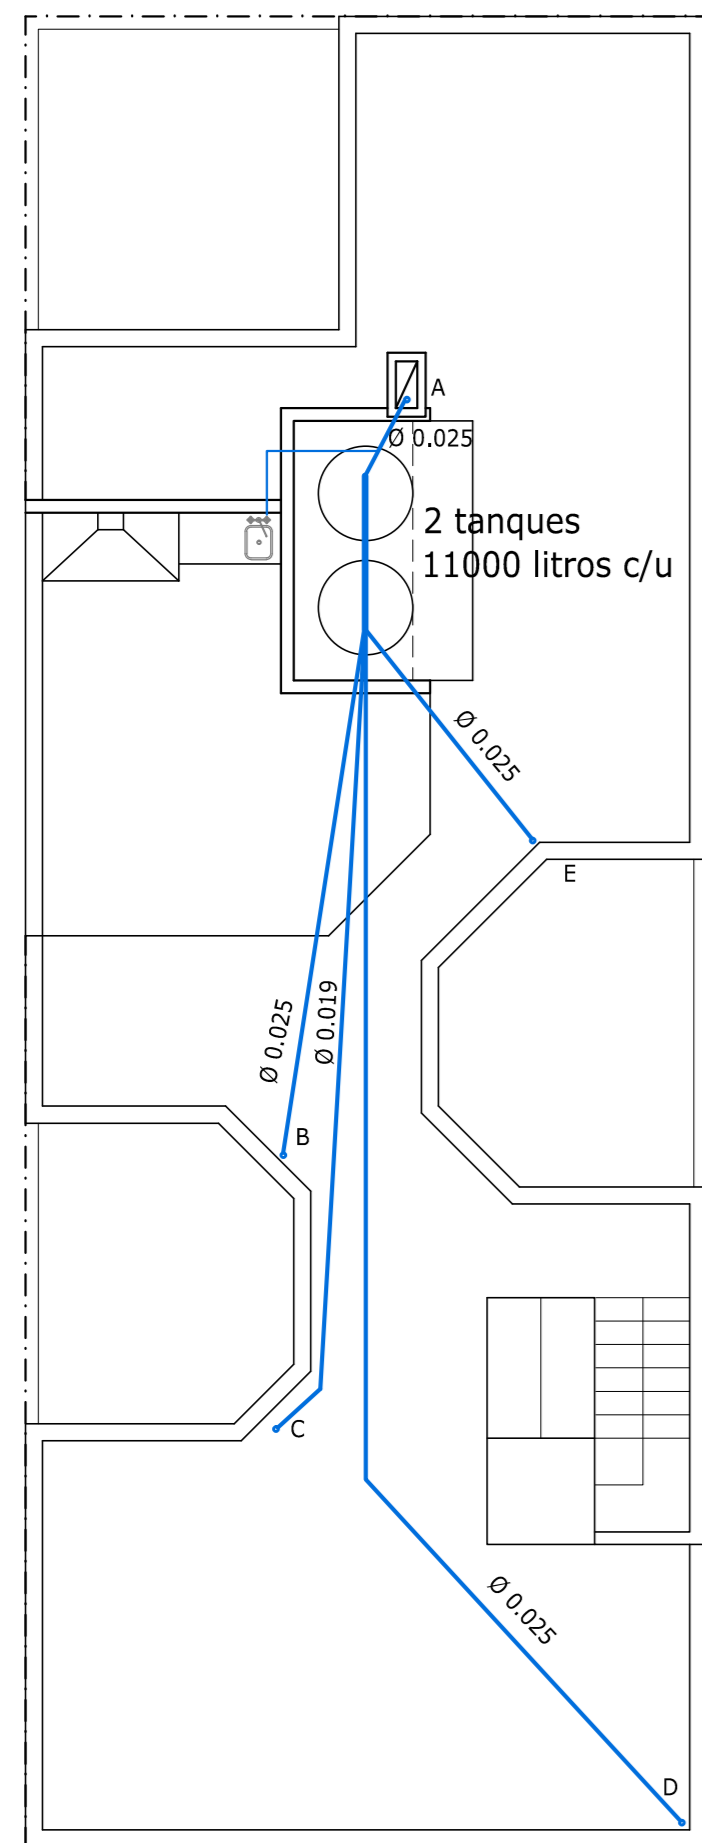


Planta baja:

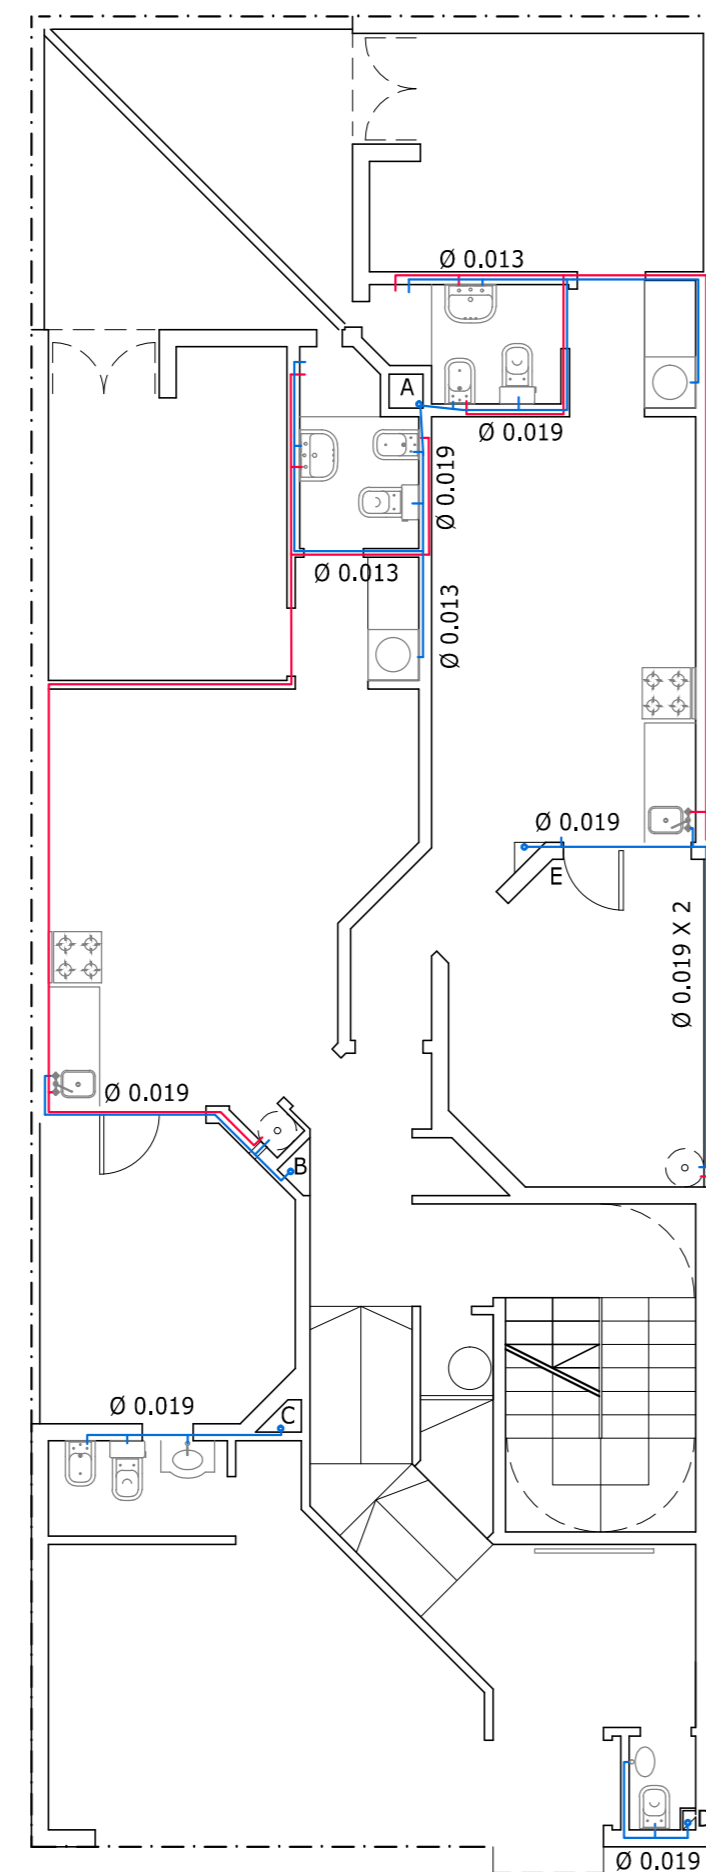

Planta tipo:

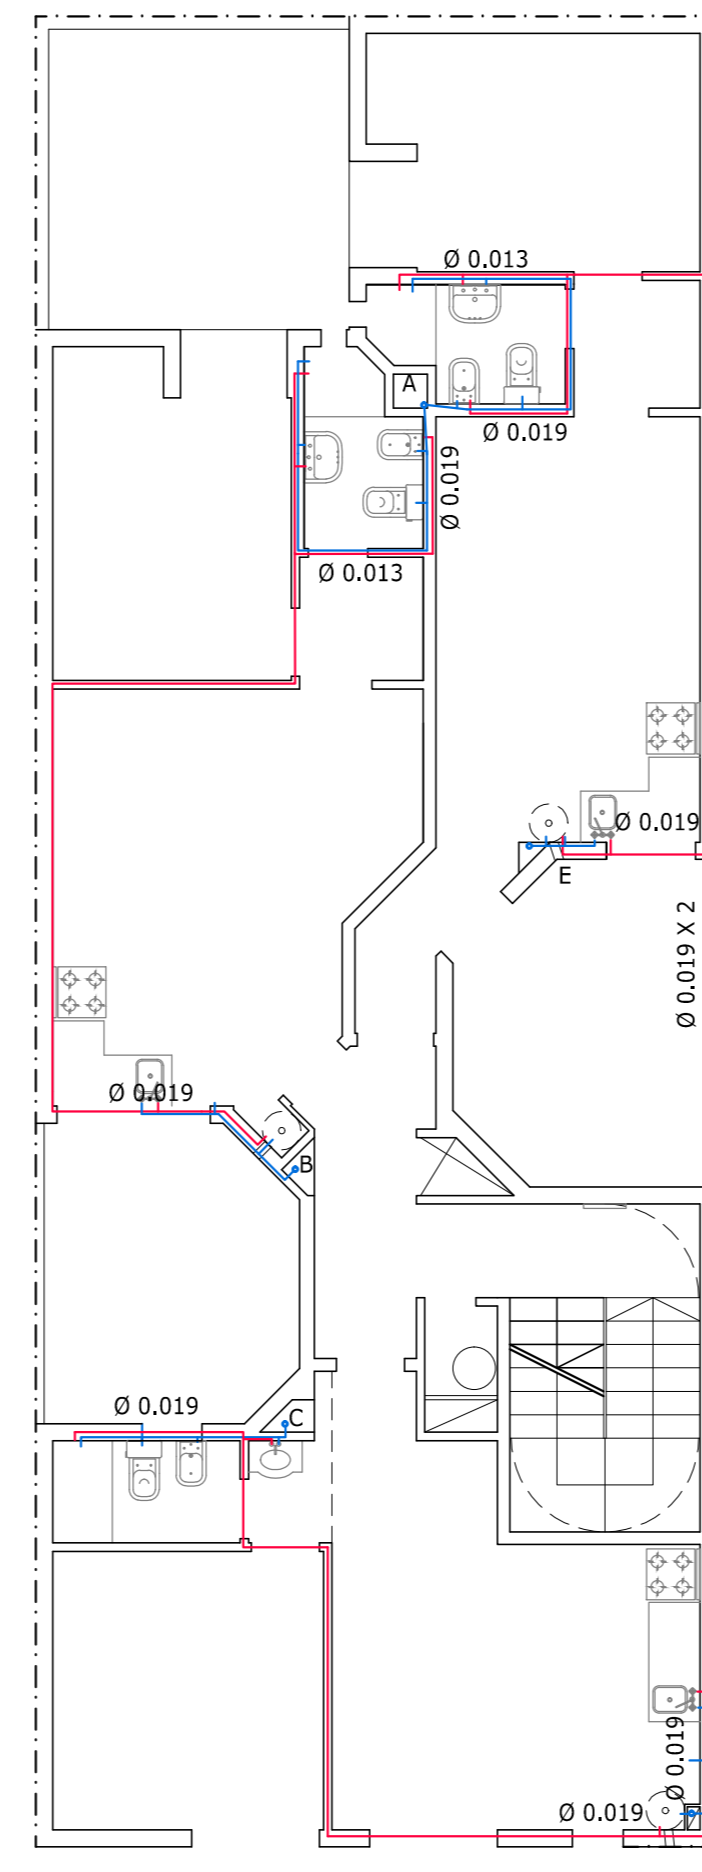

Corte esquemático.  
Bajadas de agua.

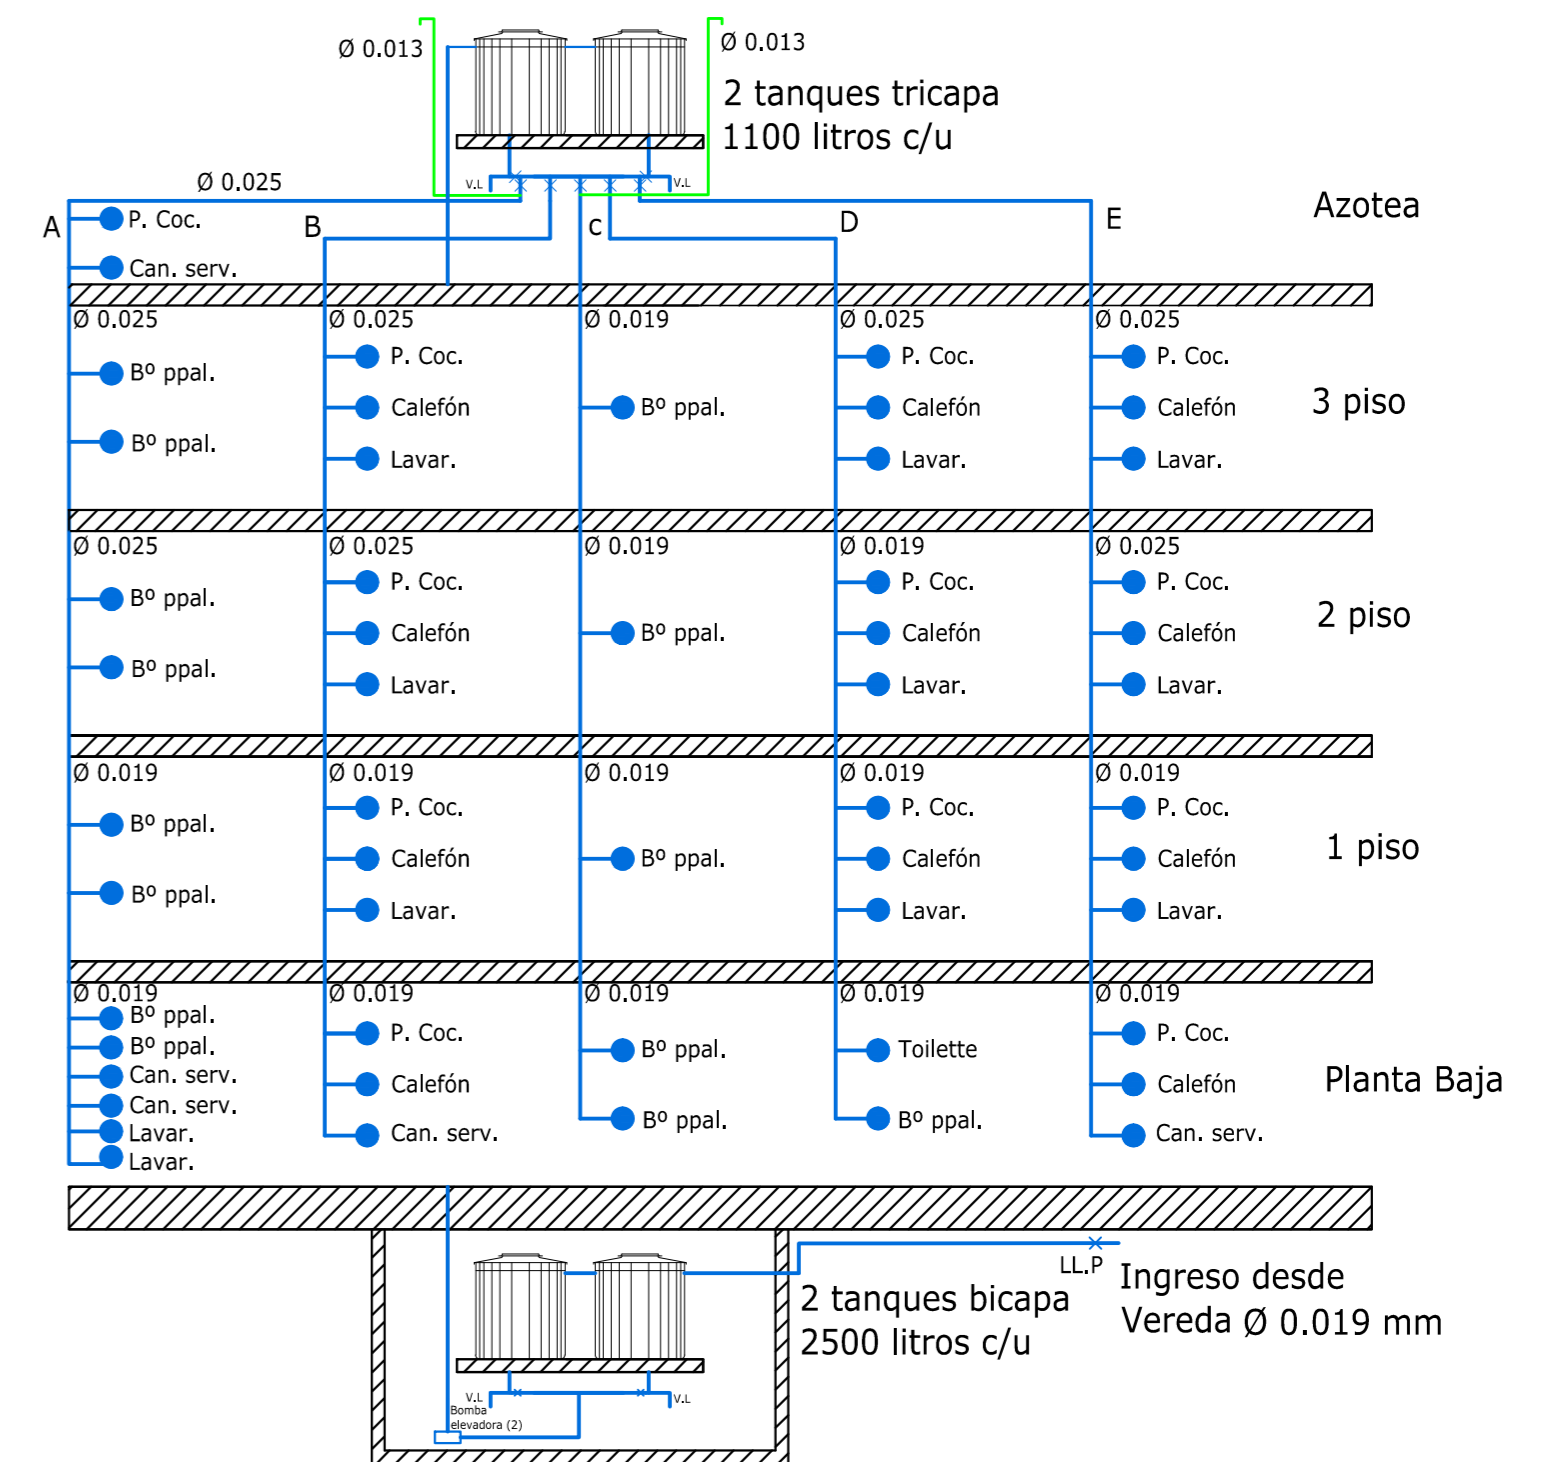

Referencias:

Colector y puente de empalme: Ø 0.038

× Llave de paso.