
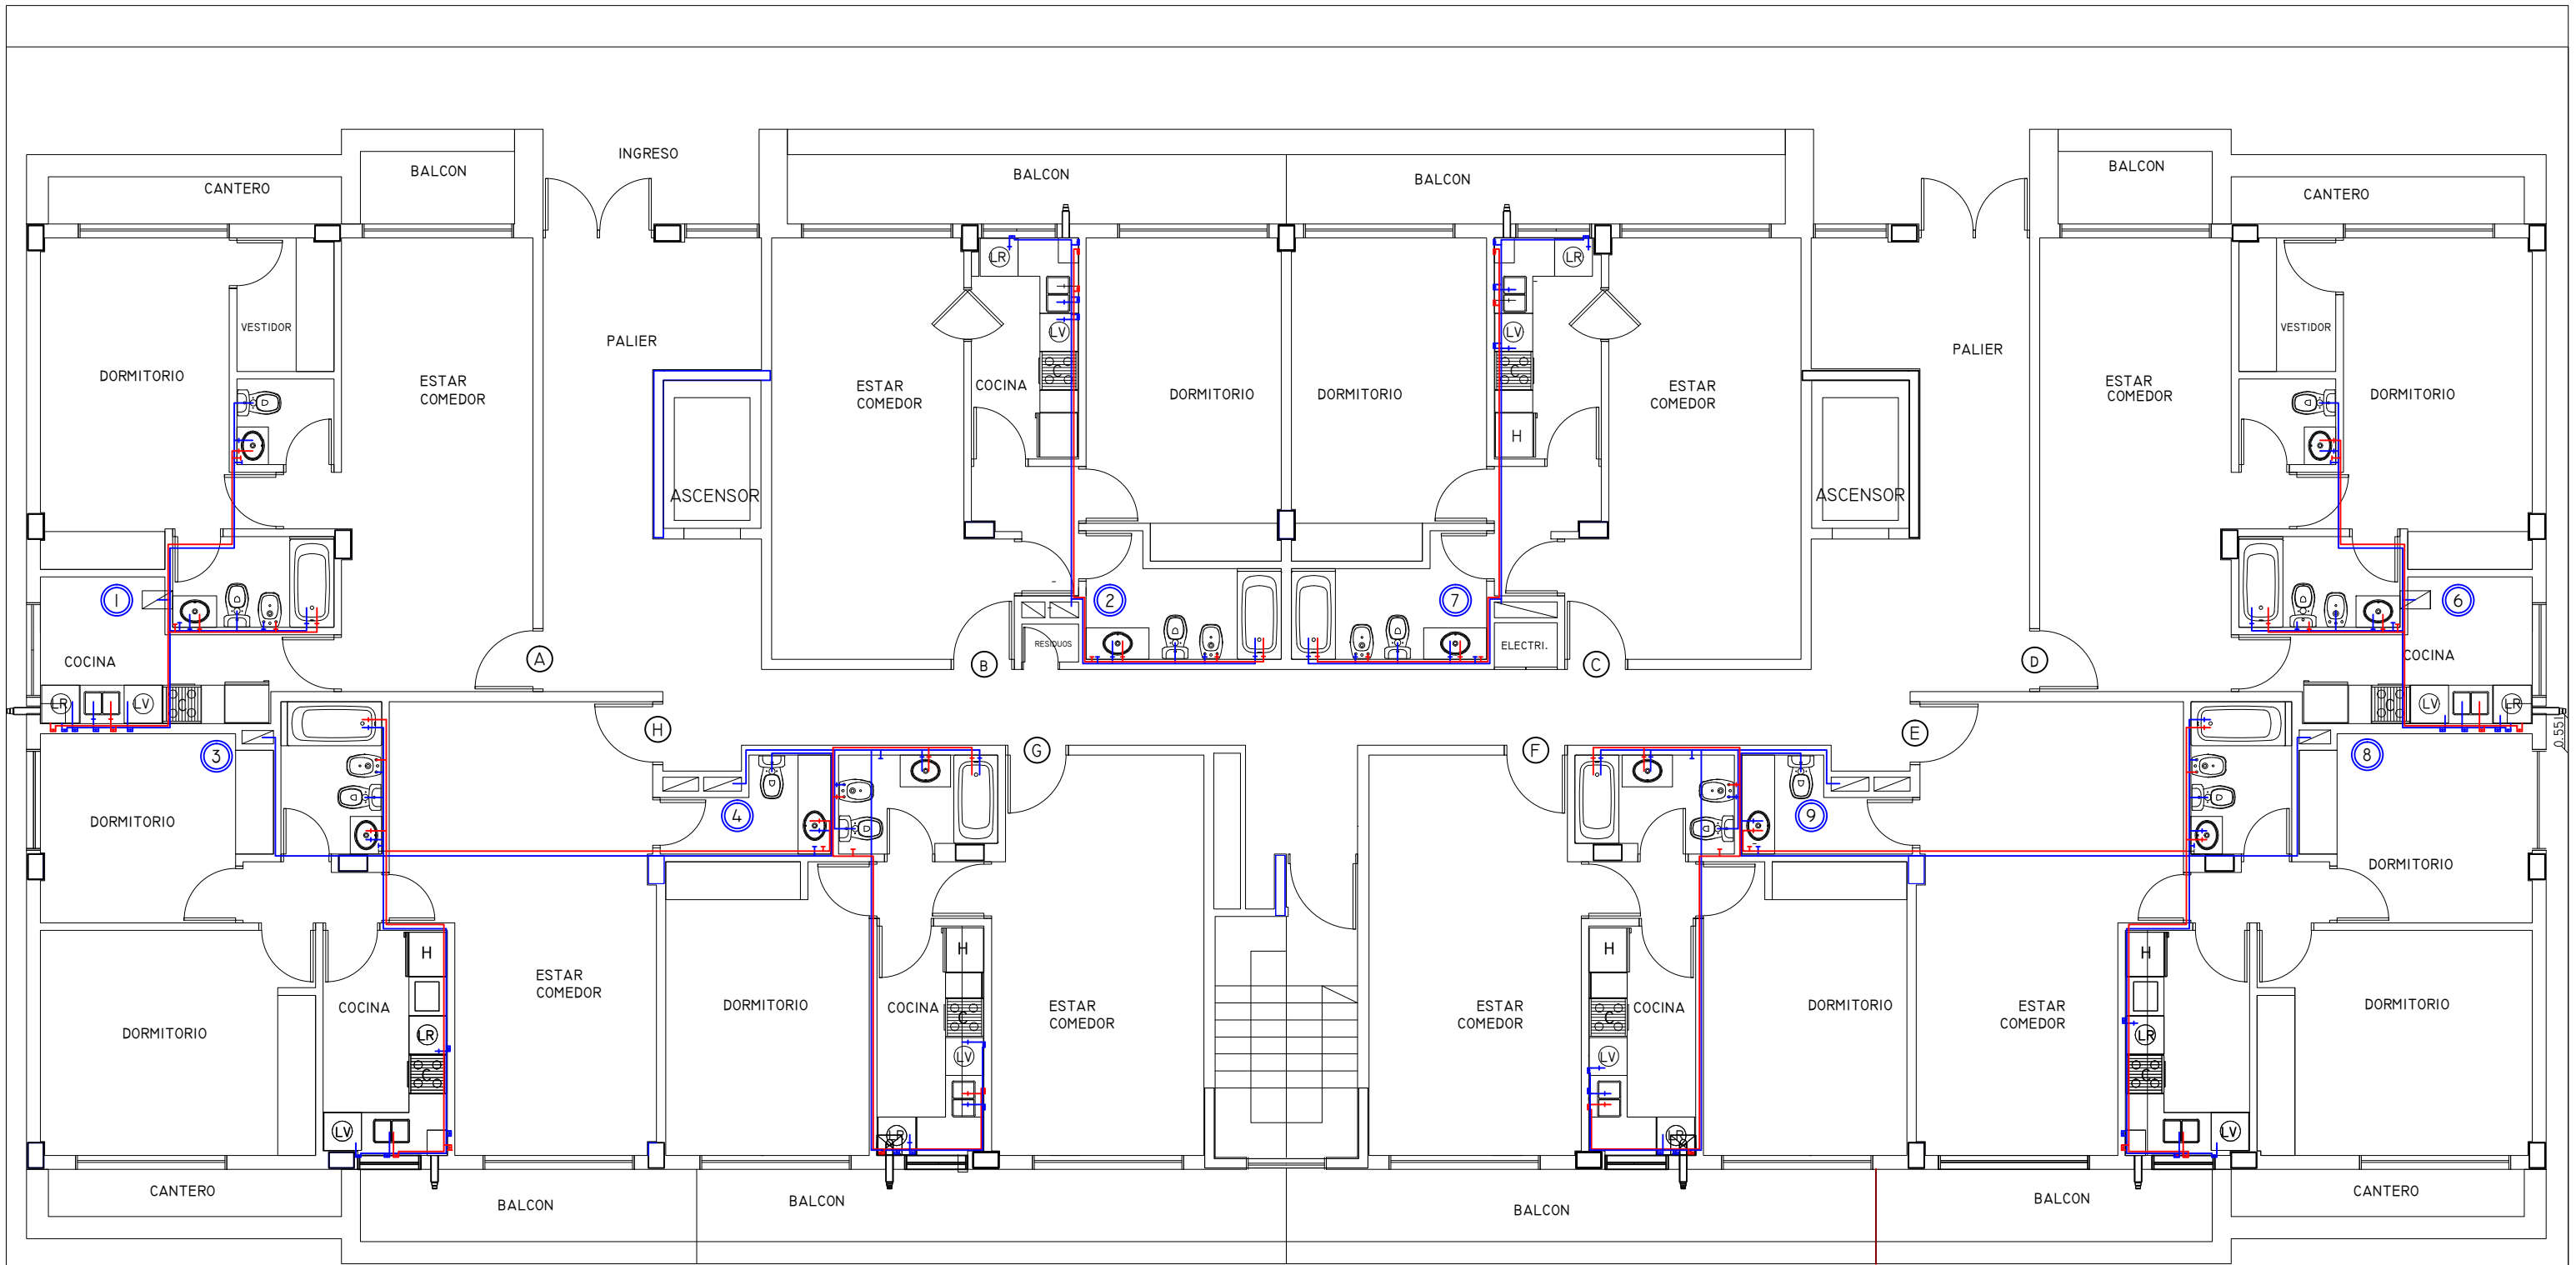



OBRA : CONDOMINIO FONTANAS DEL SUR - TORRE IV		PLANO N°:
EMPRESA :		IS - I - N°01
		ESCALA:
		1 : 100
PLANO DE: INSTALACIONES AGUA FRIA Y AGUA CALIENTE - PLANTA SUBSUELO		



NOTA

Señalar el caudal de agua fría y caliente en cada unidad.	Ubicación de los puntos de consumo de agua fría y caliente.
Señalar el caudal de agua fría y caliente en cada unidad.	Ubicación de los puntos de consumo de agua fría y caliente.
Señalar el caudal de agua fría y caliente en cada unidad.	Ubicación de los puntos de consumo de agua fría y caliente.
Ubicación de los puntos de consumo de agua fría y caliente.	Ubicación de los puntos de consumo de agua fría y caliente.
Ubicación de los puntos de consumo de agua fría y caliente.	Ubicación de los puntos de consumo de agua fría y caliente.

OBRA : CONDOMINIO FONTANAS DEL SUR - TORRE IV	PLANO Nº: IS - I - Nº02
EMPRESA : 	ESCALA: 1 : 100
PLANO DE: INSTALACIONES AGUA FRIA Y AGUA CALIENTE - PLANTA BAJA	


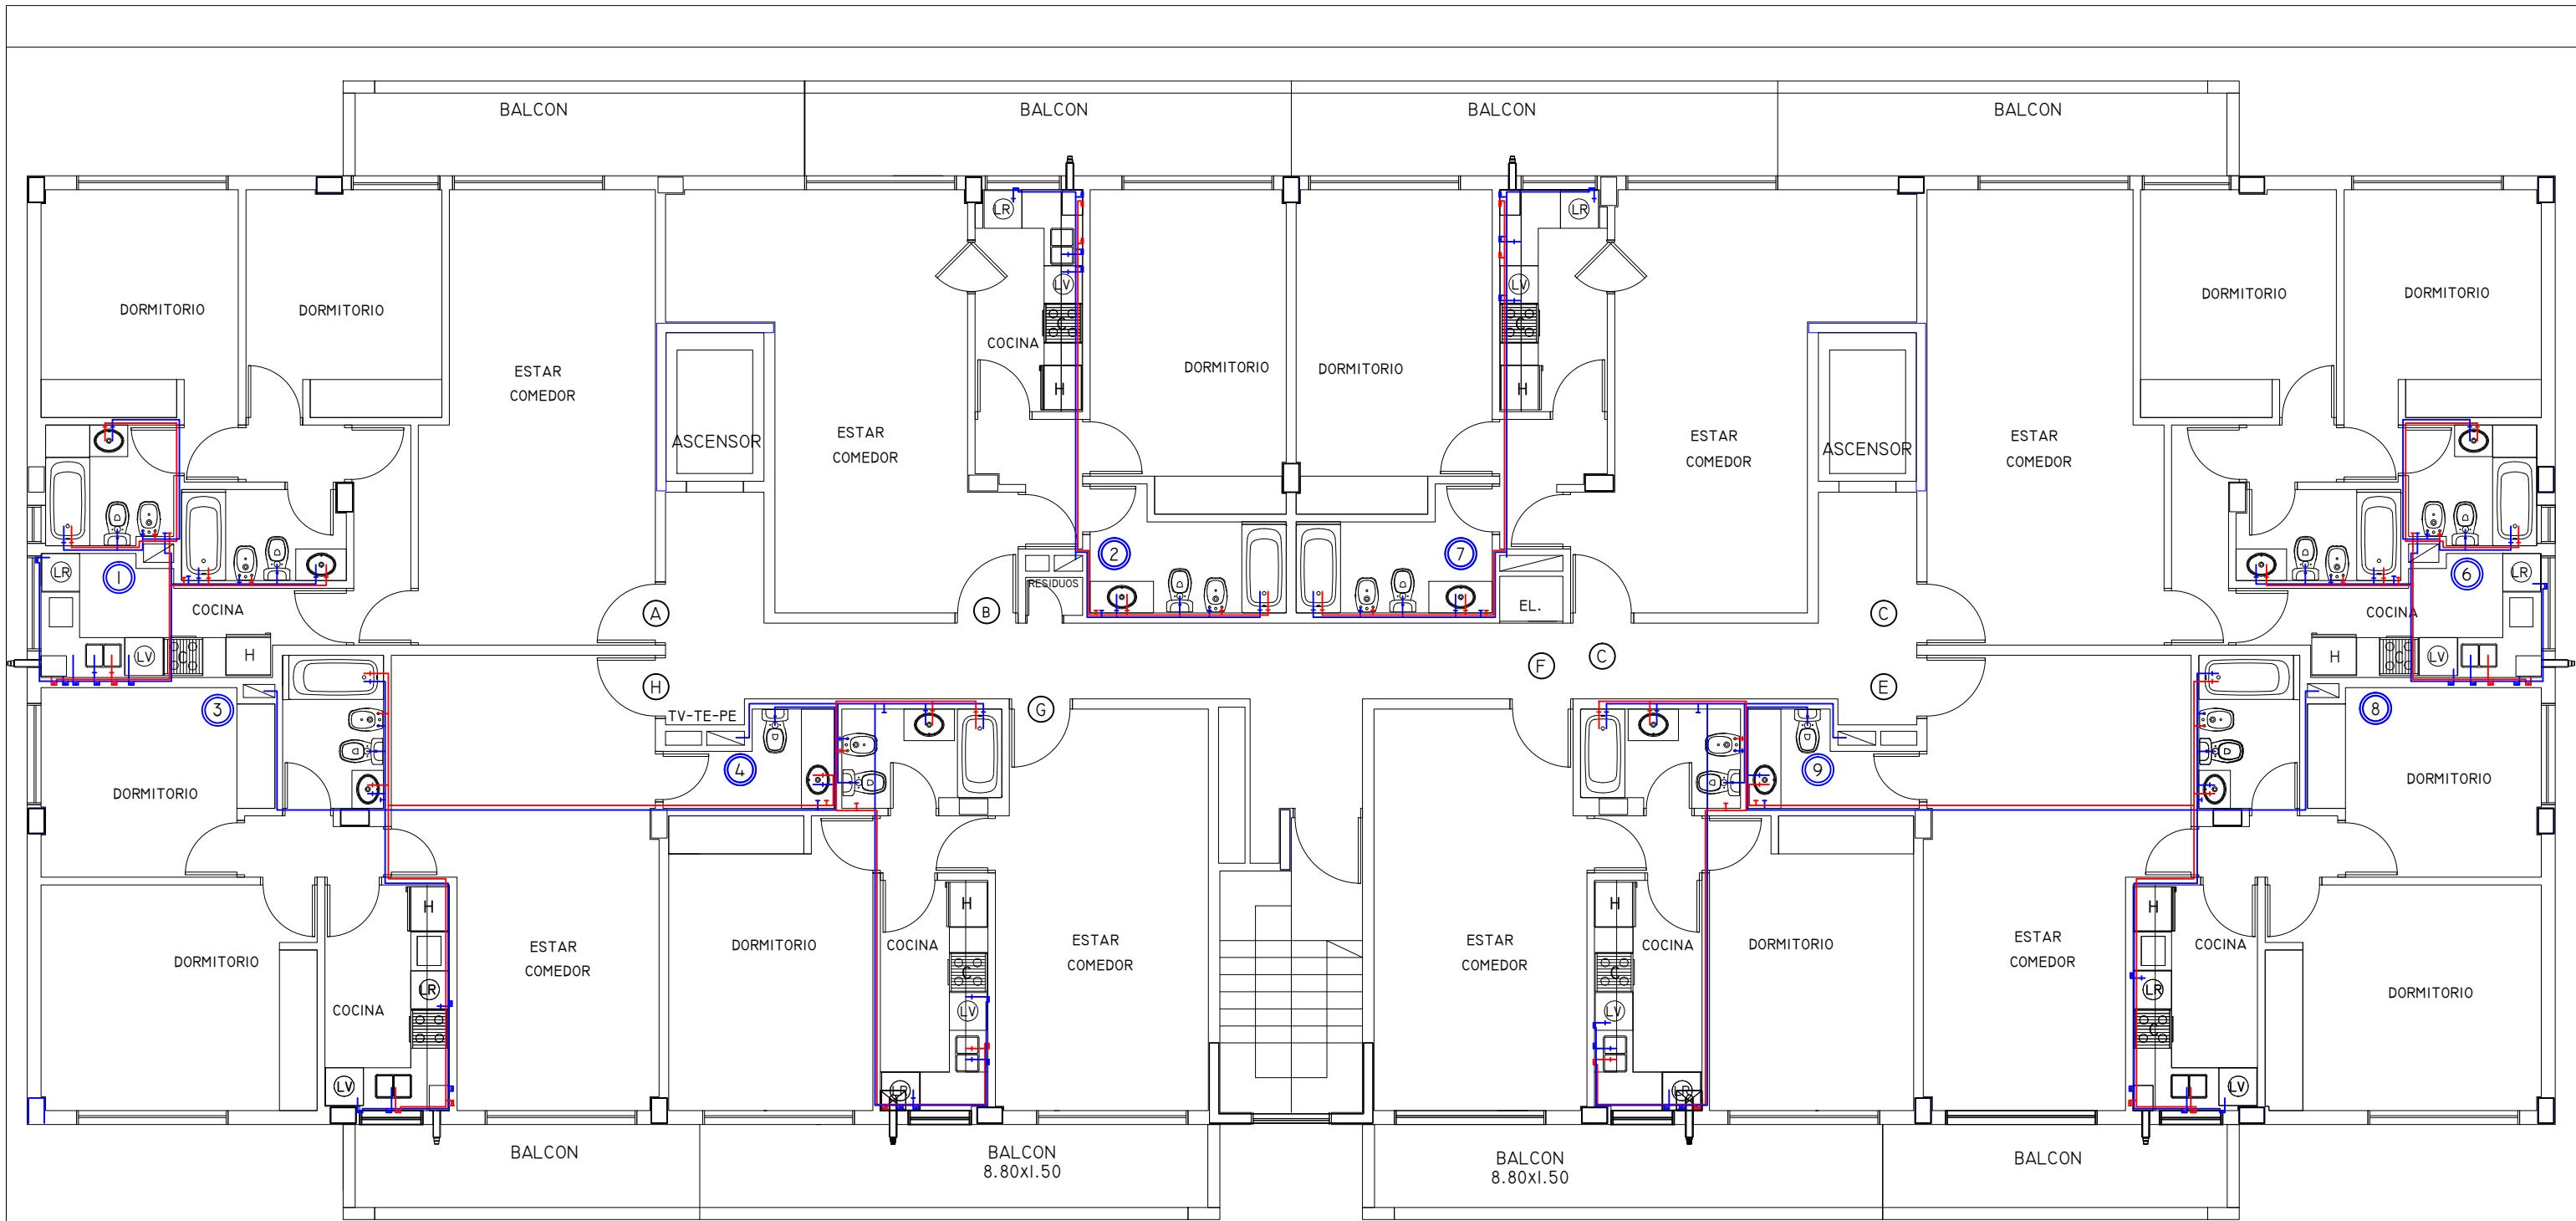


NOTA

Señalar el caudal de agua fría y caliente en cada punto de consumo.	Indicar el caudal de agua fría y caliente en cada punto de consumo.
Señalar el caudal de agua fría y caliente en cada punto de consumo.	Indicar el caudal de agua fría y caliente en cada punto de consumo.
Señalar el caudal de agua fría y caliente en cada punto de consumo.	Indicar el caudal de agua fría y caliente en cada punto de consumo.
U[]: Señalar el caudal de agua fría y caliente en cada punto de consumo.	Indicar el caudal de agua fría y caliente en cada punto de consumo.
Indicar el caudal de agua fría y caliente en cada punto de consumo.	Indicar el caudal de agua fría y caliente en cada punto de consumo.

OBRA : CONDOMINIO FONTANAS DEL SUR - TORRE IV		PLANO Nº: IS - 1 - Nº03
EMPRESA :		ESCALA: 1 : 100
PLANO DE: INSTALACIONES AGUA FRIA Y CALIENTE - PLANTA PISO 1, 2 Y 3		

CORTE ESQUEMÁTICO DE BAJADAS

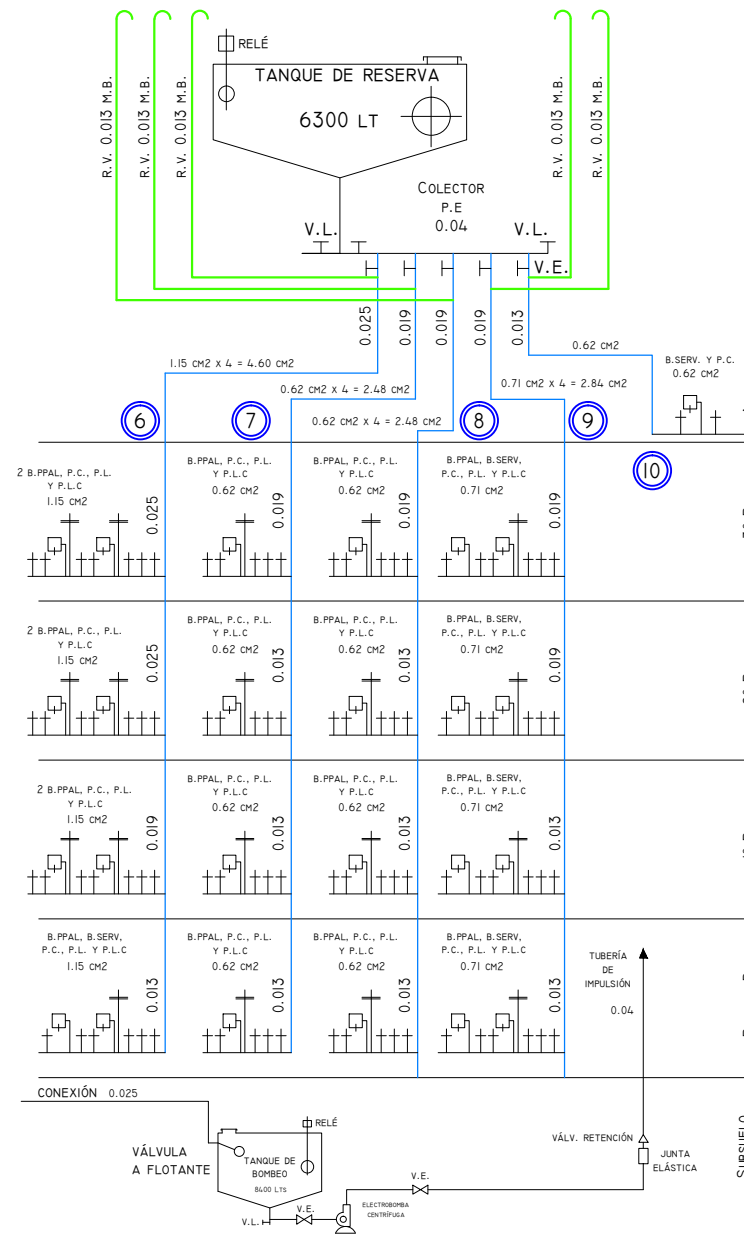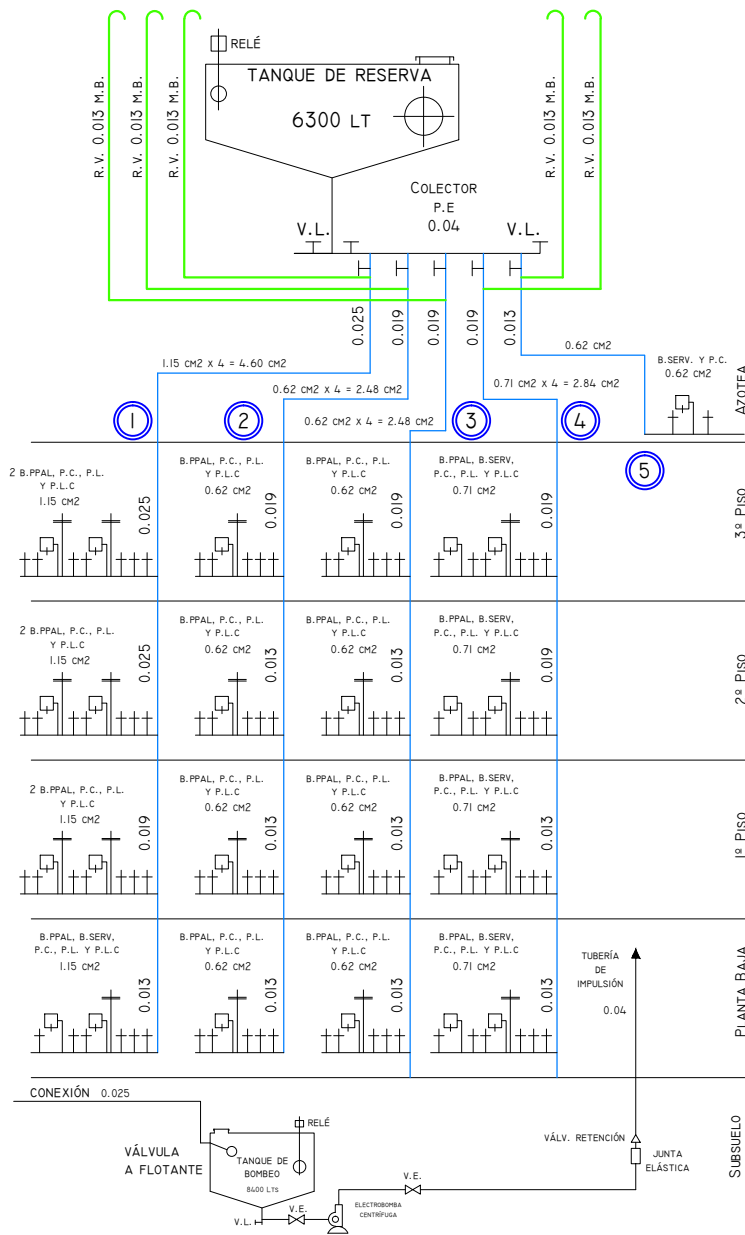

NOTA

Señala el tipo de tubería que se utilizará en cada una de las bajadas.	Indica el tipo de tubería que se utilizará en cada una de las bajadas.
Señala el tipo de tubería que se utilizará en cada una de las bajadas.	Indica el tipo de tubería que se utilizará en cada una de las bajadas.
Señala el tipo de tubería que se utilizará en cada una de las bajadas.	Indica el tipo de tubería que se utilizará en cada una de las bajadas.
Indica el tipo de tubería que se utilizará en cada una de las bajadas.	Indica el tipo de tubería que se utilizará en cada una de las bajadas.
Indica el tipo de tubería que se utilizará en cada una de las bajadas.	Indica el tipo de tubería que se utilizará en cada una de las bajadas.

OBRA : CONDOMINIO FONTANAS DEL SUR - TORRE IV	PLANO Nº: IS - I - N°05
EMPRESA : 	ESCALA: 1 : 100
PLANO DE: INSTALACIONES AGUA FRÍA Y CALIENTE - CORTE ESQUEMA BAJADAS	