


LEYENDA PROTECCIÓN CONTRA INCENDIOS

	EXTINTOR PORTATIL		PULSADOR DE ALARMA
	HIDRANTES		DETECTOR TERMOVELOCIMETRICO
	RED DE TUBERIA (INDICA DIAMETRO)		DETECTOR OPTICO
	MONTANTES RED TUBERIAS		SIRENA INTERIOR
	BALDES DE ARENA		LUCES DE EMERGENCIA 36 LED
	LUCES DE EMERGENCIA 65 W		


OBRA : CONDOMINIO FONTANAS DEL SUR - TORRE V	PLANO N°: II - II - N°01
EMPRESA :	ESCALA: 1 : 100
PLANO DE: INSTALACIONES CONTRA INCENDIOS - PLANTA SUBSUELO	

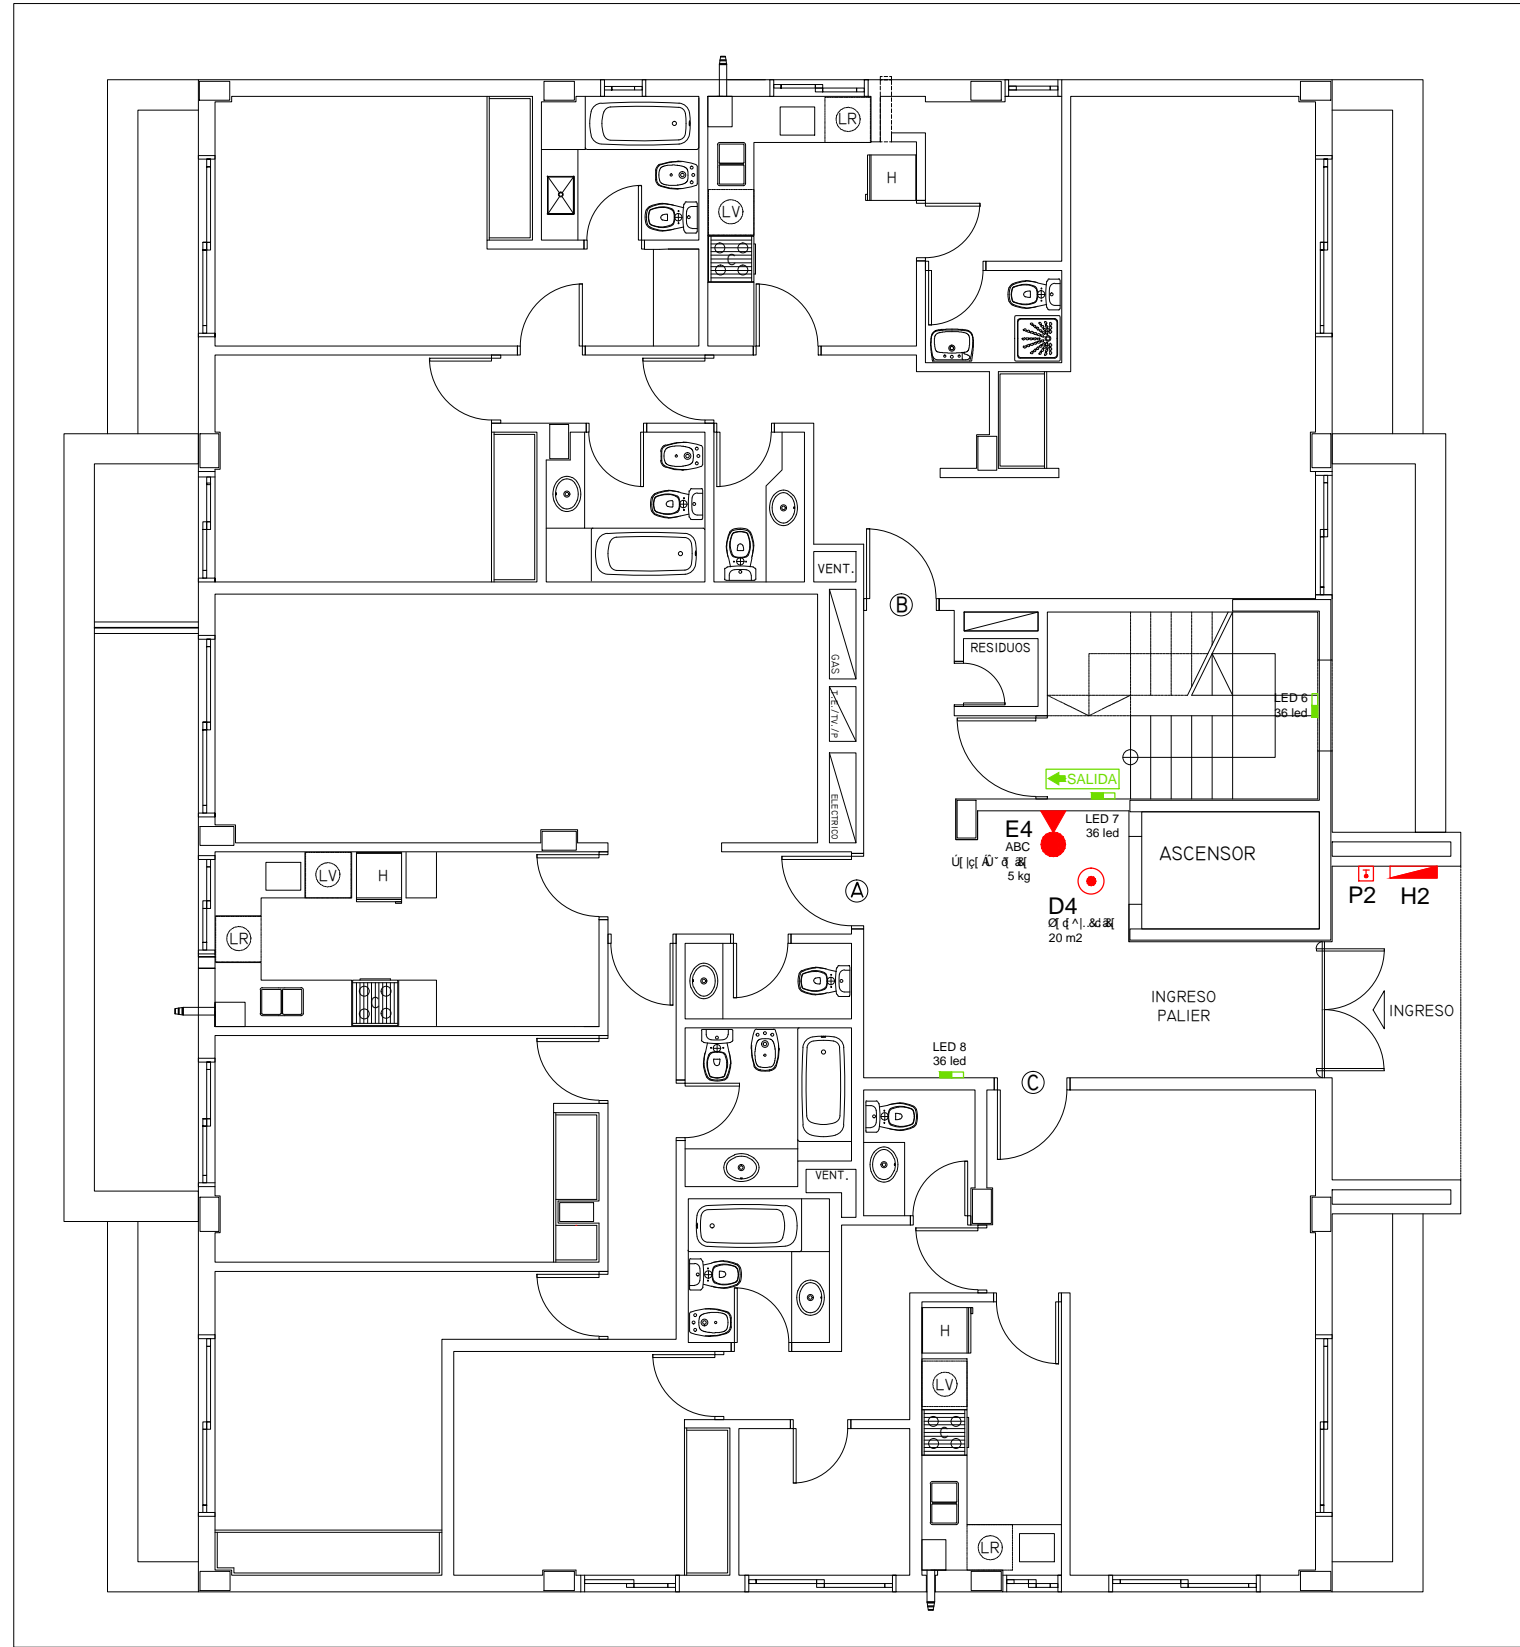

LEYENDA PROTECCIÓN CONTRA INCENDIOS

	EXTINTOR PORTATIL		PULSADOR DE ALARMA
	HIDRANTES		DETECTOR TERMOVELOCIMETRICO
	RED DE TUBERIA (INDICA DIAMETRO)		DETECTOR OPTICO
	MONTANTES RED TUBERIAS		SIRENA INTERIOR
	BALDES DE ARENA		LUCES DE EMERGENCIA 36 LED
	LUCES DE EMERGENCIA 65 W		

OBRA : CONDOMINIO FONTANAS DEL SUR - TORRE V	PLANO N°: II - II - N°02
EMPRESA :	ESCALA: 1 : 100
PLANO DE: INSTALACIONES CONTRA INCENDIOS - PLANTA BAJA	

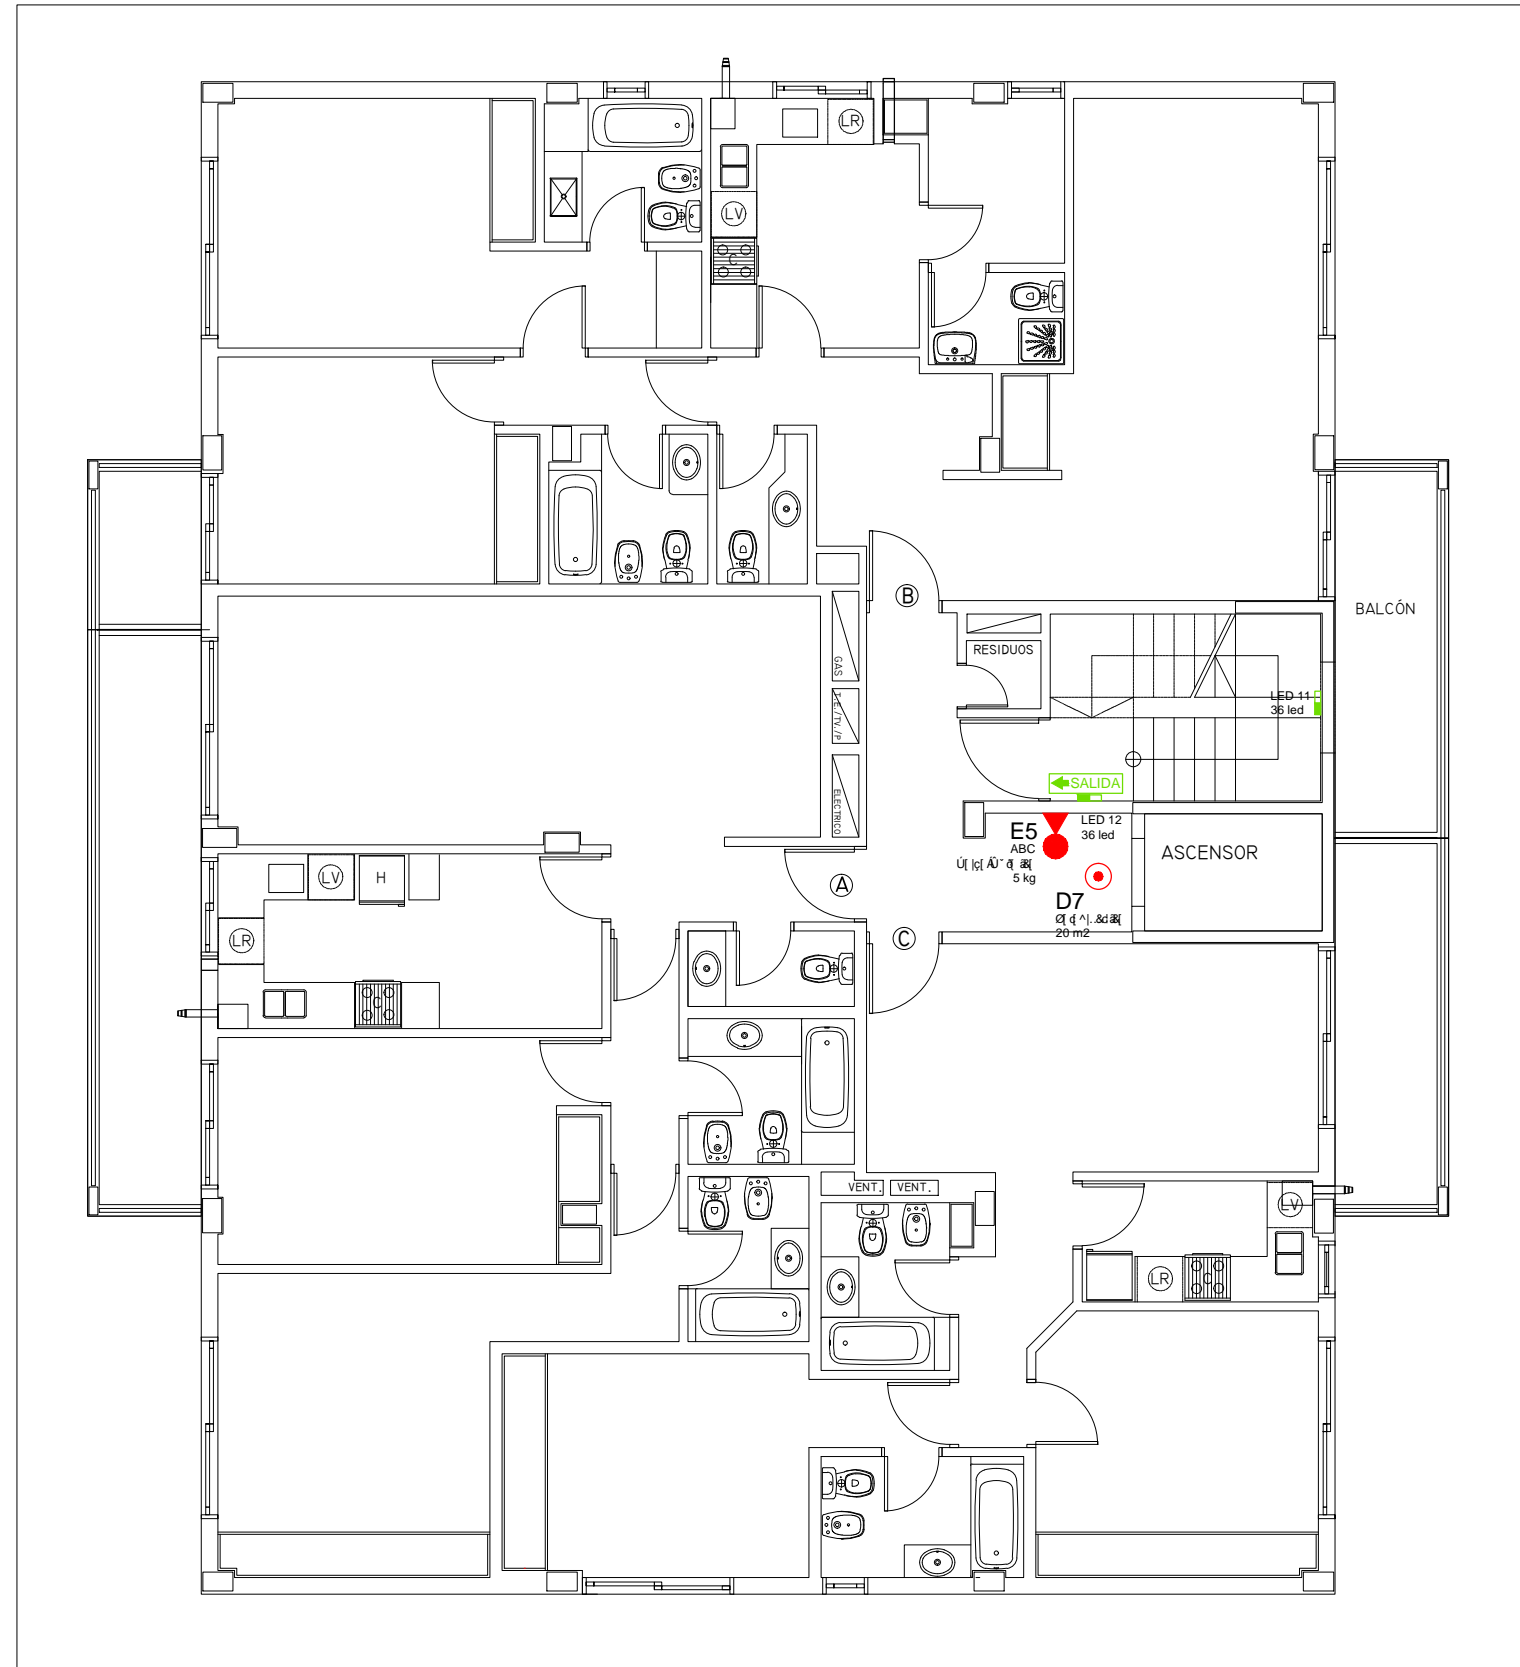

LEYENDA PROTECCIÓN CONTRA INCENDIOS

	EXTINTOR PORTATIL		PULSADOR DE ALARMA
	HIDRANTES		DETECTOR TERMOVELOCIMETRICO
	RED DE TUBERIA (INDICA DIAMETRO)		DETECTOR OPTICO
	MONTANTES RED TUBERIAS		SIRENA INTERIOR
	BALDES DE ARENA		LUCES DE EMERGENCIA 36 LED
	LUCES DE EMERGENCIA 65 W		

OBRA : CONDOMINIO FONTANAS DEL SUR - TORRE V

PLANO Nº:  
II - II - Nº03

EMPRESA :



ESCALA:  
1 : 100

PLANO DE: INSTALACIONES CONTRA INCENDIOS - PLANTA PISOS 1,2 Y 3

