


OBRA : CONDOMINIO FONTANAS DEL SUR - TORRE V	PLANO N°: IS - II - N°01
EMPRESA :	ESCALA: I : 100
 MALUF & ASOC. DESARROLLOS INMOBILIARIOS INTEGRALES	PLANO DE: INSTALACIONES DE AGUA FRIA Y CALIENTE - PLANTA SUBSUELO

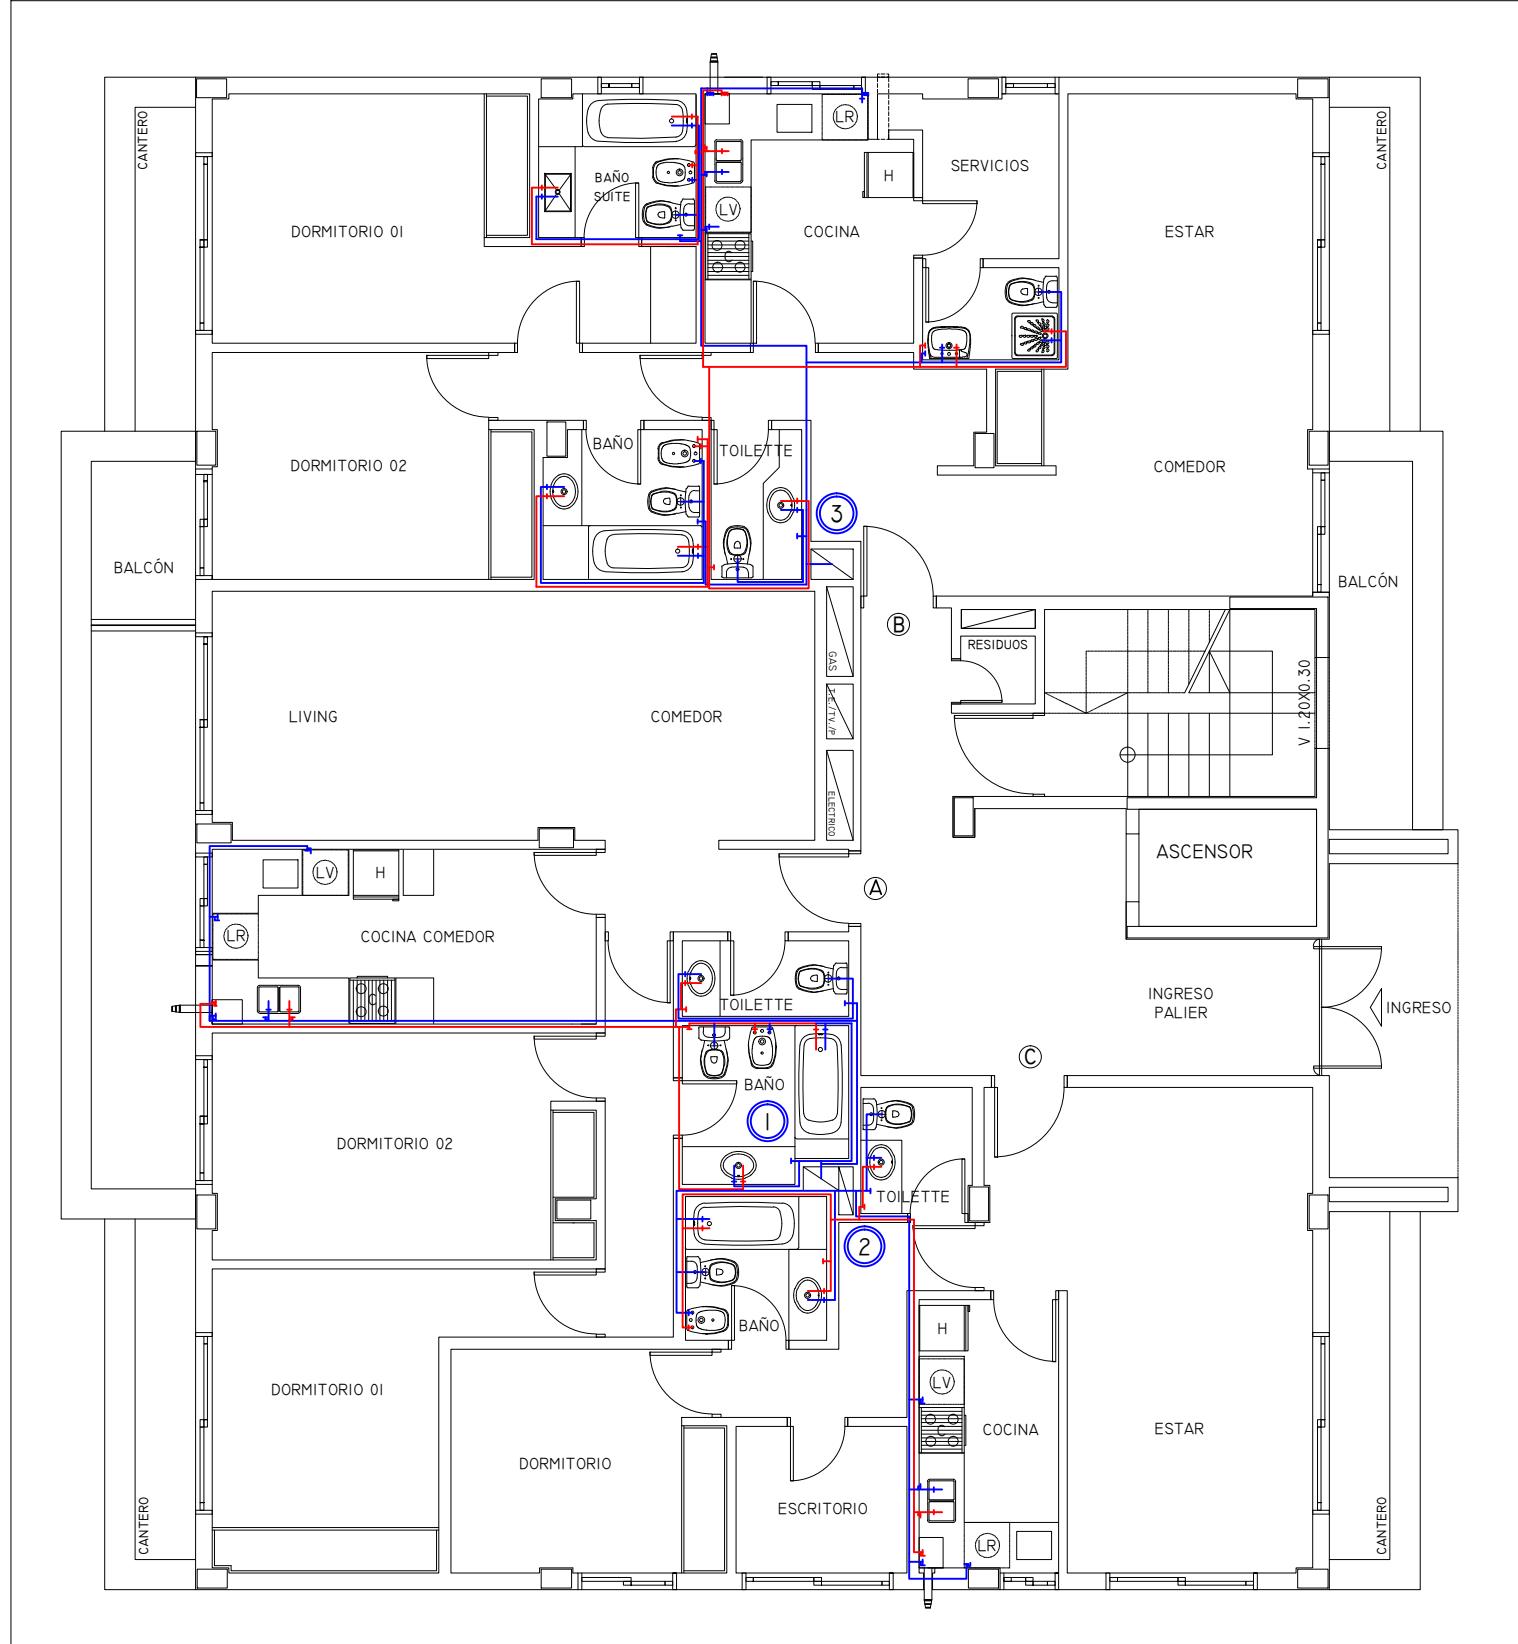

NOTA

Sección A) Aire acondicionado • Aire Acondicionado  
Sección B) Aire acondicionado • Aire Acondicionado  
Sección C) Aire acondicionado • Aire Acondicionado  
Última actualización: 08/03/2024 FEDA  
Última actualización: 08/03/2024 FEDA

Última actualización: 08/03/2024 FEDA  
Última actualización: 08/03/2024 FEDA  
Última actualización: 08/03/2024 FEDA  
Última actualización: 08/03/2024 FEDA  
Última actualización: 08/03/2024 FEDA  
Última actualización: 08/03/2024 FEDA

OBRA : CONDOMINIO FONTANAS DEL SUR - TORRE V


PLANO N°:  
IS - II - N°02

EMPRESA :



ESCALA:  
1 : 100

PLANO DE: INSTALACIONES DE AGUA FRÍA Y CALIENTE - PLANTA BAJA

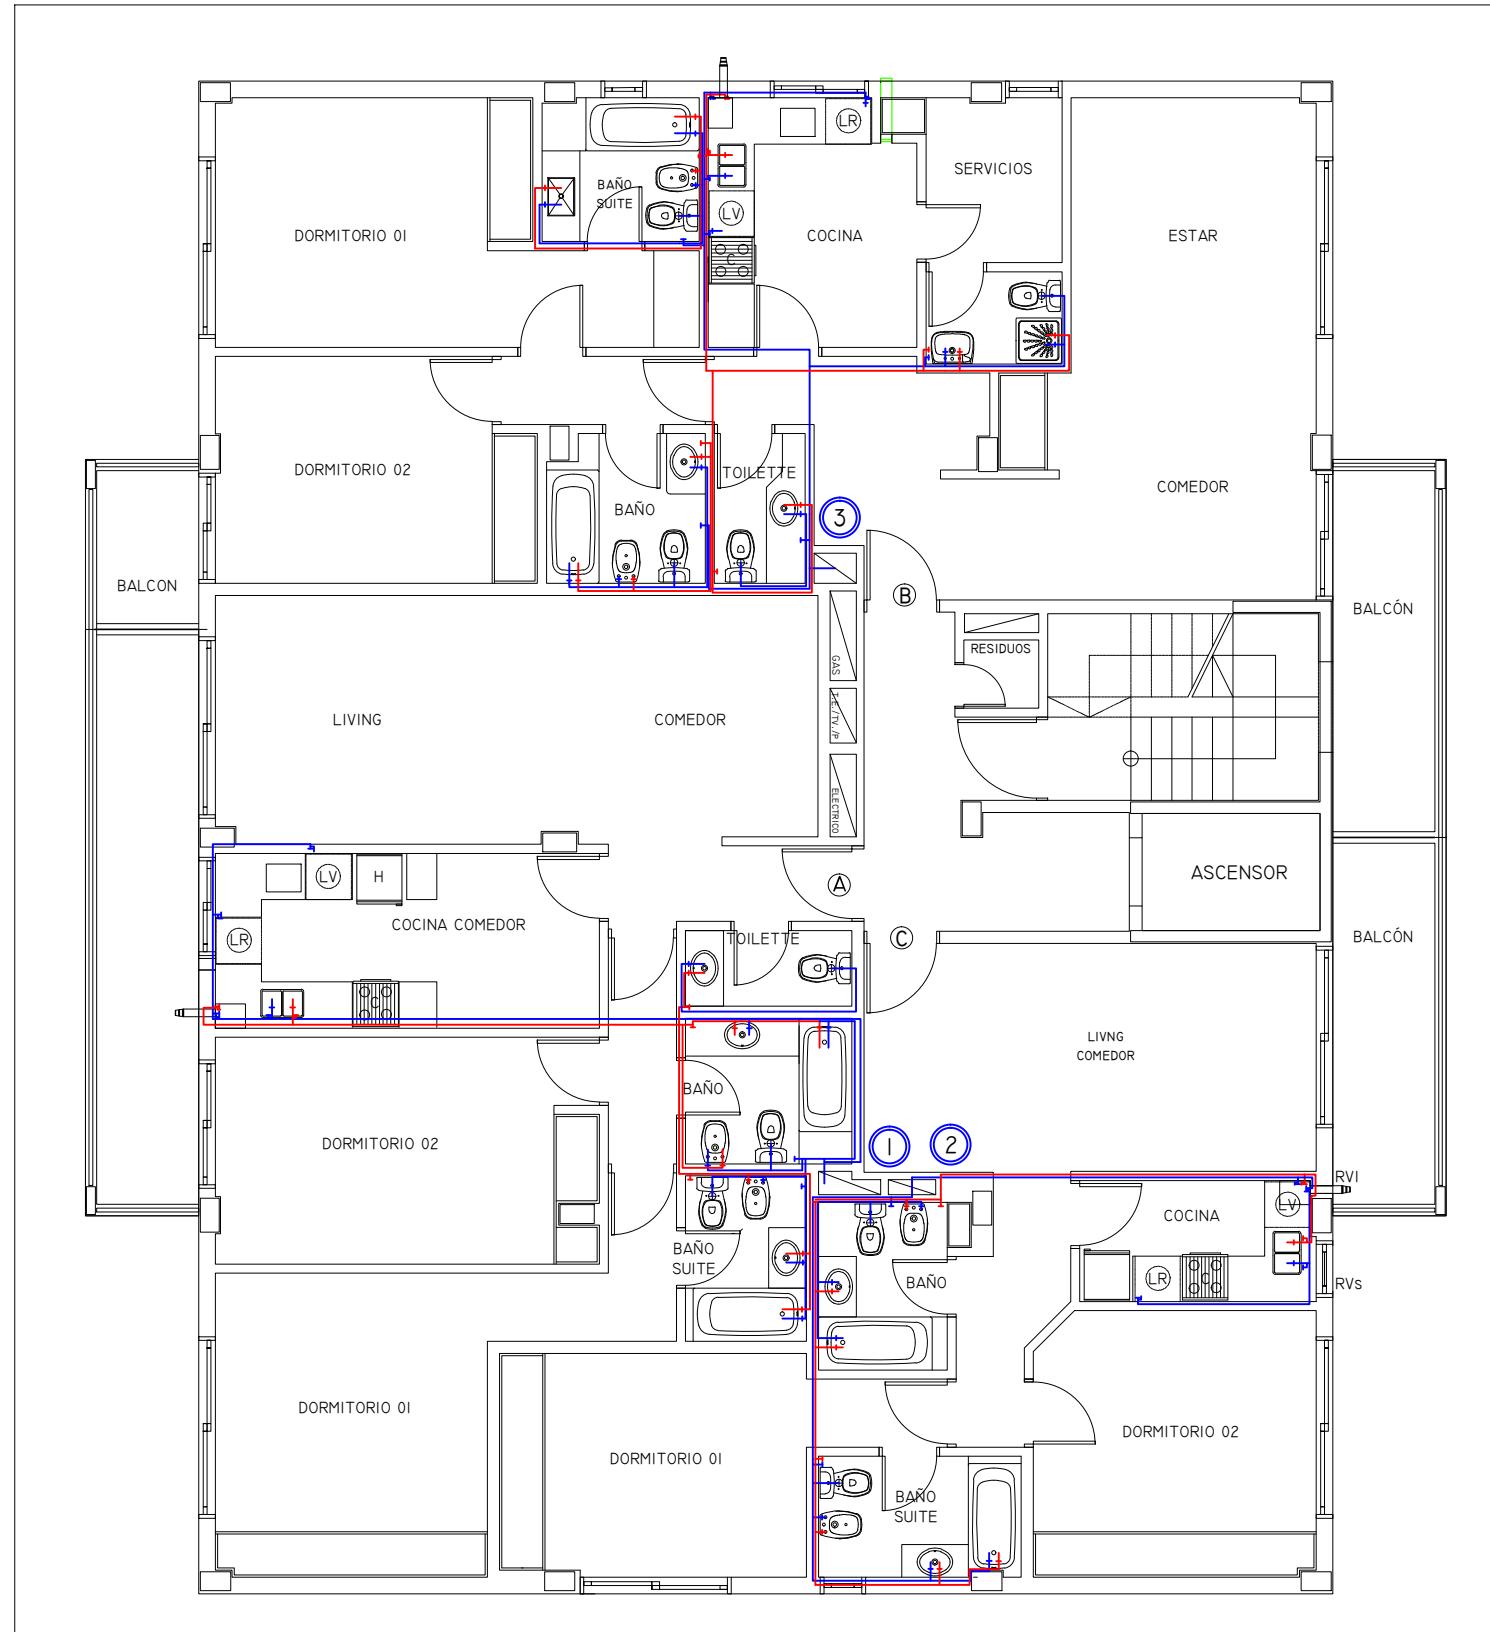

NOTA

Sección A-A	Última sección de la tubería de agua fría.
Sección B-B	Última sección de la tubería de agua caliente.
Sección C-C	Última sección de la tubería de agua fría.
Última sección de la tubería de agua fría.	Última sección de la tubería de agua caliente.
Última sección de la tubería de agua fría.	Última sección de la tubería de agua caliente.

OBRA : CONDOMINIO FONTANAS DEL SUR - TORRE V


PLANO N°:  
IS - II - N°03

EMPRESA :



ESCALA:  
1 : 100

PLANO DE: INSTALACIONES DE AGUA FRIA Y CALIENTE - PLANTA PISOS 1,2 Y 3

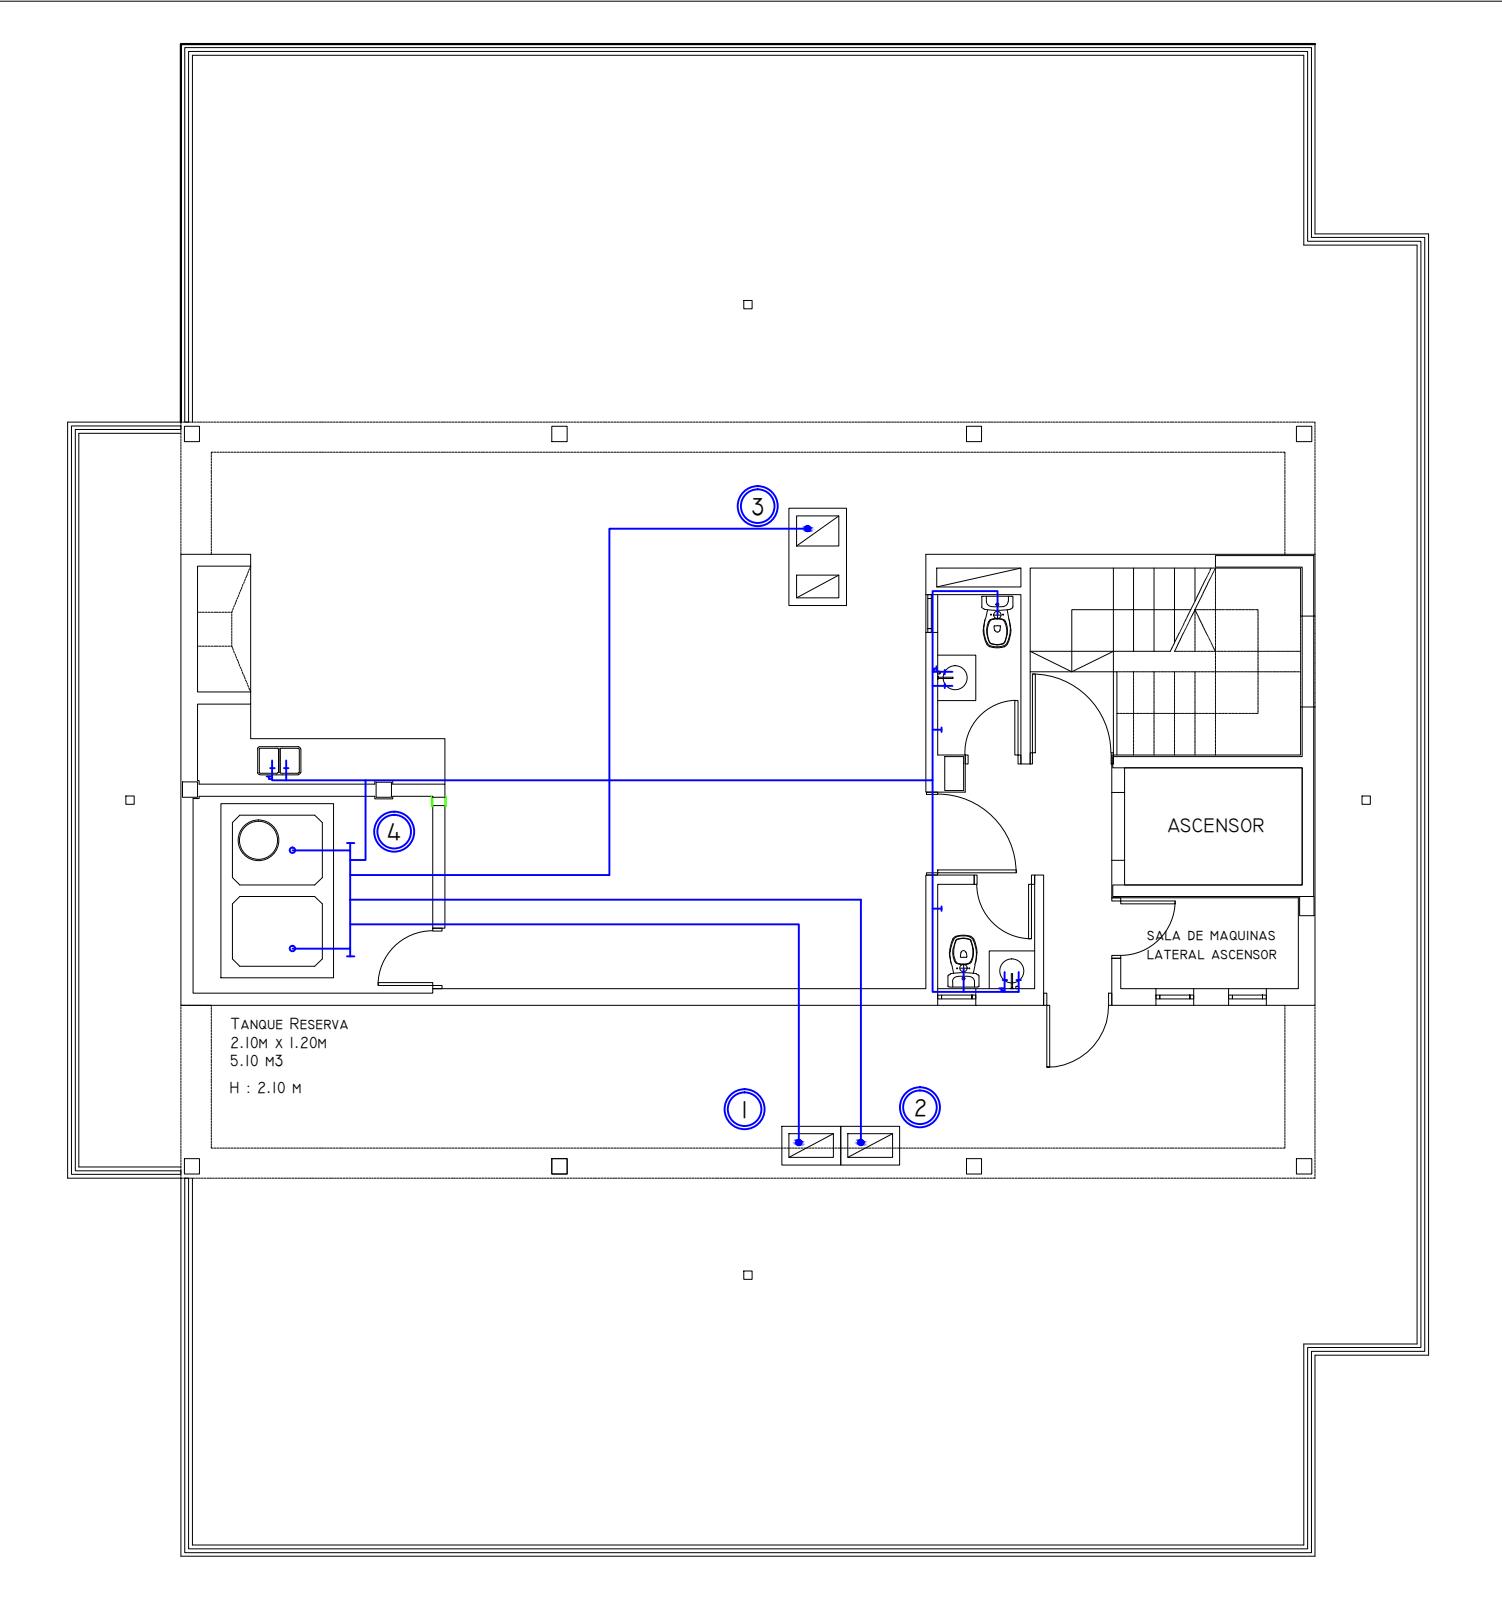


NOTA

Sección 1) Ajuste de la tubería de agua fría.	Último punto de conexión de la tubería de agua fría.
Sección 2) Ajuste de la tubería de agua caliente.	Último punto de conexión de la tubería de agua caliente.
Sección 3) Ajuste de la tubería de agua fría.	Último punto de conexión de la tubería de agua fría.
Sección 4) Ajuste de la tubería de agua caliente.	Último punto de conexión de la tubería de agua caliente.
Nota: Se deben ajustar las tuberías para que no haya aire en el sistema.	Nota: Se deben ajustar las tuberías para que no haya aire en el sistema.

OBRA : CONDOMINIO FONTANAS DEL SUR - TORRE V	PLANO N°: IS - II - N°04
EMPRESA :	ESCALA: 1 : 100
MALUF & ASOC. DEPARTAMENTOS INMOBILIARIOS INTEGRALES	
PLANO DE: INSTALACIONES DE AGUA FRIA Y CALIENTE - PLANTA AZOTEA	

## CORTE ESQUEMÁTICO BAJADAS

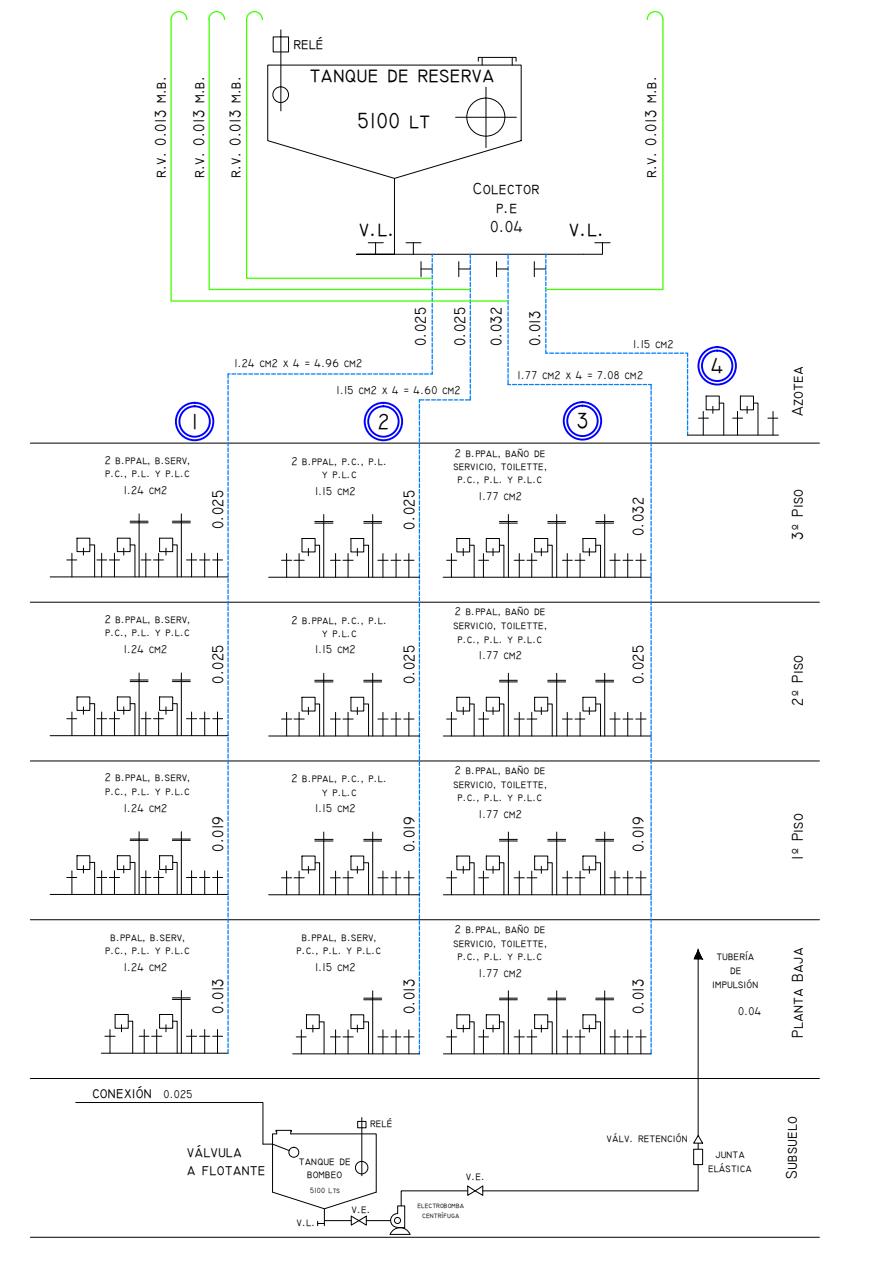

NOTA

Sección A-A	Sección B-B
Sección C-C	Sección D-D
Sección E-E	Sección F-F
Última sección A-A	Última sección B-B
Última sección C-C	Última sección D-D
Última sección E-E	Última sección F-F
Última sección G-G	Última sección H-H
Última sección I-I	Última sección J-J

OBRA : CONDOMINIO FONTANAS DEL SUR - TORRE V

PLANO N°:  
IS - II - N°05

EMPRESA :



ESCALA:

1 : 100

PLANO DE: INSTALACIONES DE AGUA FRÍA Y CALIENTE - CORTE ESQUEMÁTICO BAJADAS